

**NUOVA SCUOLA PRIMARIA MERCANTINI
 E DELL' INFANZIA SIRENETTA - 1° STRALCIO
 LOC. PALOMBINA NUOVA**

PROGETTO ESECUTIVO


E1	TAOLA	Scale: 1:100
	PROGETTO IMPIANTI ELETTRICI DISTRIBUZIONE GENERALE - PT/P1	Date: 01/10/2017

GRUPPO DI PROGETTAZIONE:
 Ing. Riccardo BORGONONI, geom. Luciano STEFANELLI
 Ing. Maurizio LONGHI, collaboratore per strutture ed architettonico
 Ing. Eliso PAPINI, collaboratore per impianti tecnologici e acustici
 Collaboratori: geom. Fabio RECANATI, geom. Paolo OSIMANI, geom. Mauro PETRINI
 Piano di Sicurezza e Coordinamento: geom. Massimo BASTIANELLI
 Indagine Geologica-Geotecnica: geol. Marco MANTOVANI

IL DIRIGENTE
 Ing. Ermanno FRONTALONI
 IL R.U.P.
 Ing. Maurizio RONCONI

- Quadro elettrico
- Centralino allarme antincendio
- Armadio RACK
- Apparecchio con pannello a uscita di sicurezza con lampada 11 W, sempre accesa
- Targa ottico-acustica allarme antincendio
- Pulsante manuale allarme antincendio
- Pulsante sgancio di emergenza
- Rilevatore ottico di fumo
- Suoneria
- Tastatore / pulsante annullamento chiamata
- Pulsante a tirante per impianto di chiamata
- Collegamento elettrico diretto su utenza
- Presa Bypass da 10/16A
- Interruttore accensione luce
- Deviatore
- Presa RJ45 CAT 6
- Apparecchio led a soffitto tipo
- Apparecchio led a plafone/sospensione
- Plafoniera a parete da esterno
- Corpo illuminante con lampada con batteria tampone
- Passerella isolata

PIANTA PIANO TERRA

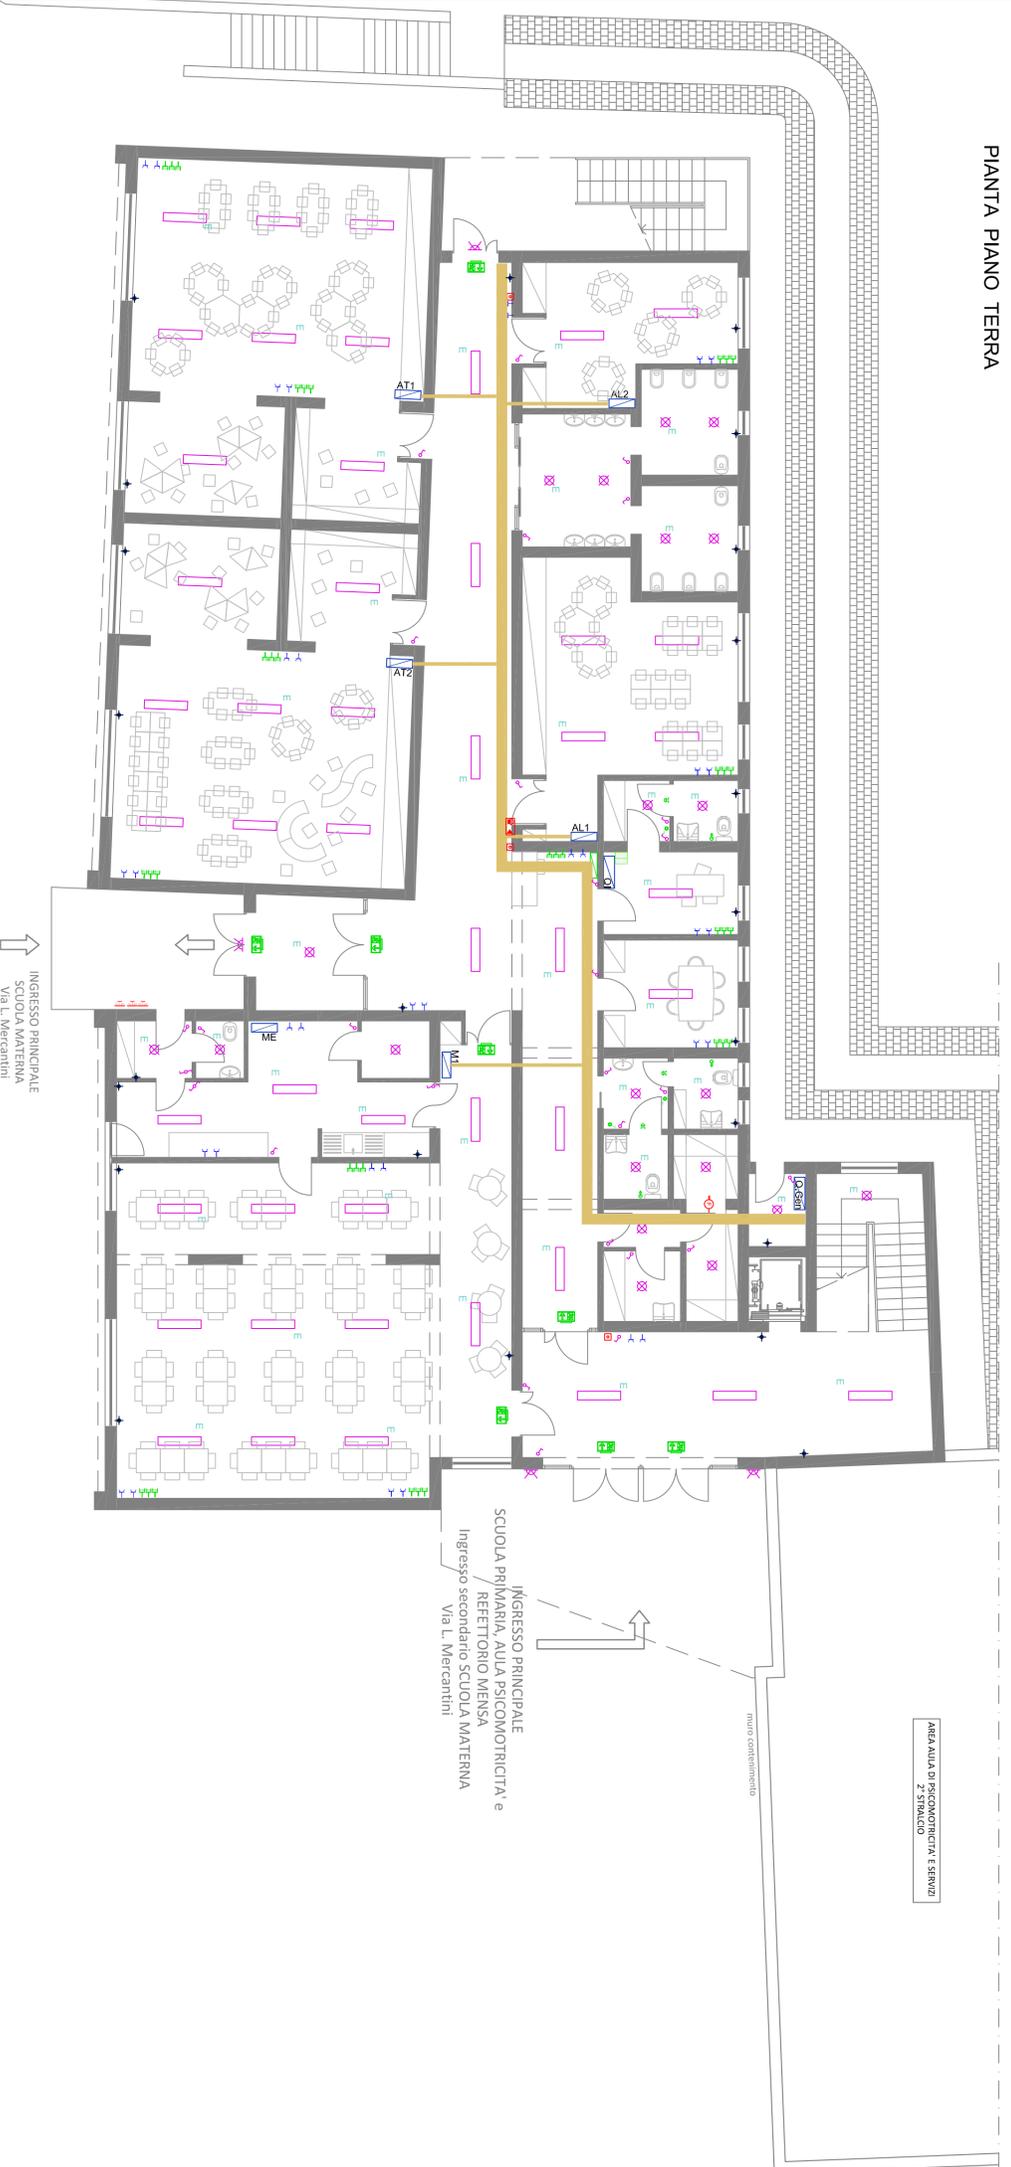

PIANTA PIANO PRIMO

