



COMUNE DI ANCONA

DIREZIONE MANUTENZIONI, FRANA E PROTEZIONE CIVILE
U.O. IMMOBILI COMUNALI, SERVIZI CIMITERIALI E SPP



NOVEMBRE 2017

REALIZZAZIONE DEL COLOMBARIO DENOMINATO SERIE 15/A
NEL CIMITERO FRAZIONALE DEL PINOCCHIO
PROGETTO DEFINITIVO ED ESECUTIVO

SCHEMI:
IMPIANTO ADDUZIONE ACQUA
ELETTRICO
SMALTIMENTO ACQUE REFLUE

elaborato


A5

scala 1:100

IL SINDACO:	Avv. Valeria MANCINELLI
ASSESSORE LL.PP.:	Ing. Paolo MANARINI
IL DIRIGENTE DELLA DIREZIONE:	Ing. Ermanno FRONTALONI
RESPONSABILE DEL PROCEDIMENTO:	Ing. Maurizio RONCONI
PROGETTISTA ARCHITETTONICO:	Arch. Oliva BATINI
PROGETTISTA STRUTTURALE:	Ing. Davide PALMIERI
COLLABORATORI:	Geom. Yuri BIAGIOLI
COORDINATORE SICUREZZA IN FASE DI PROGETTAZIONE:	Ing. Davide PALMIERI

File:

PIANTA PIANO TERRA

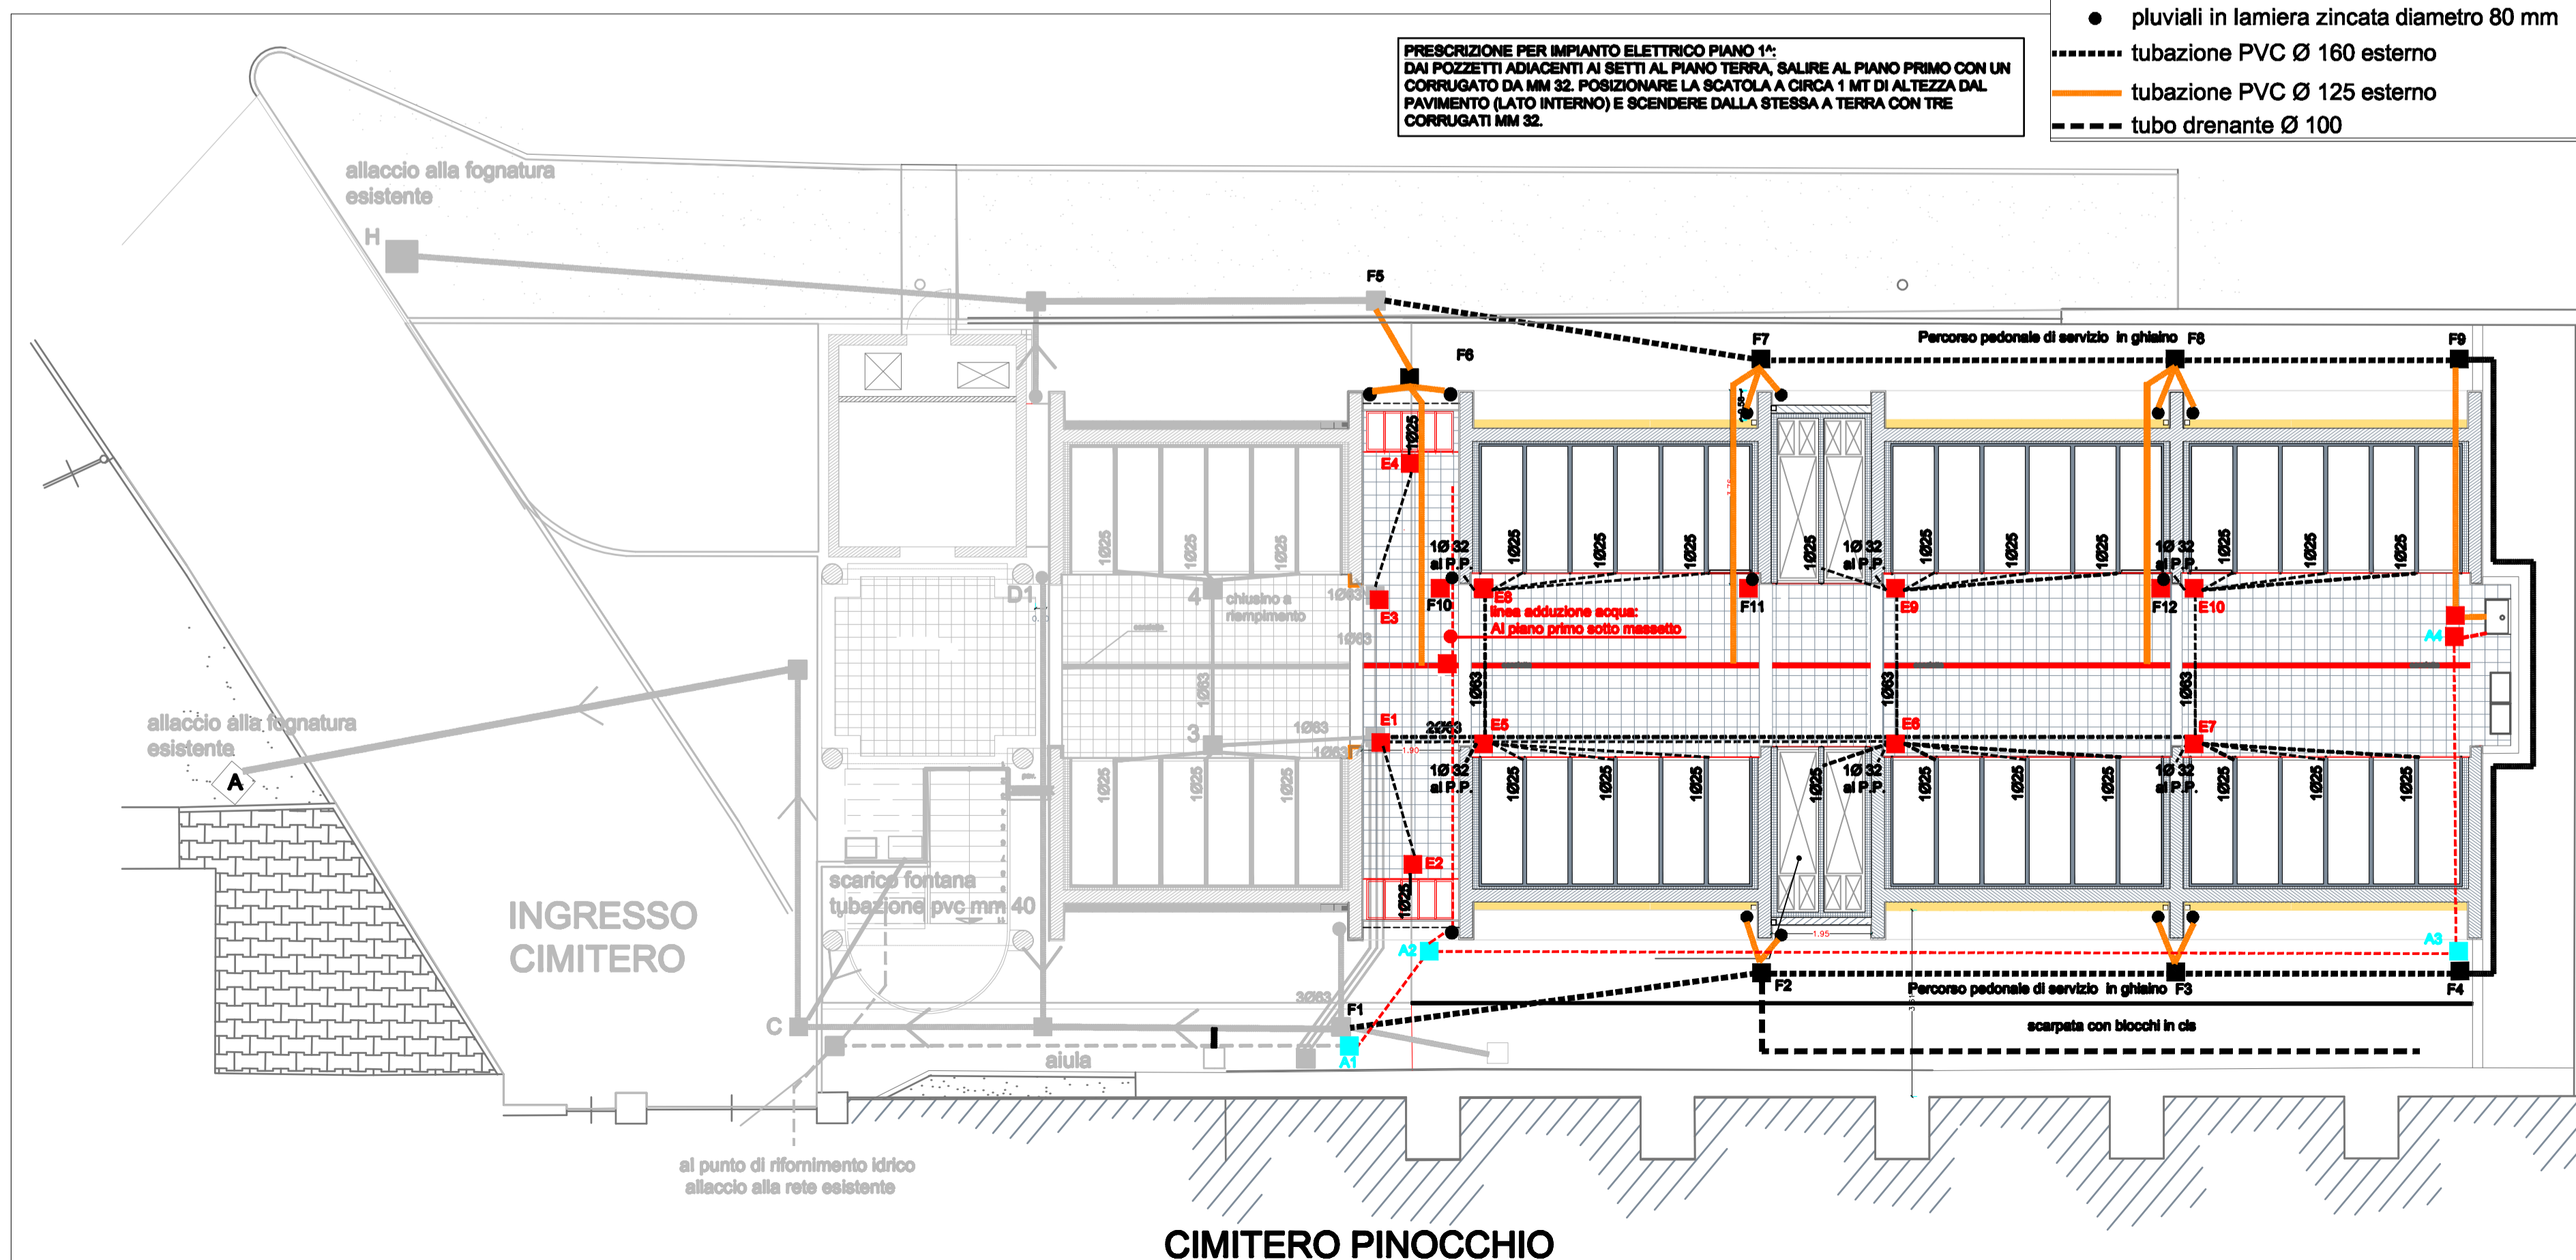

LEGENDA

- pozzetto/anello prefabbricato 30x30
- pozzetto/anello prefabbricato 40x40
- chiusino a riempimento 40x40
- tubo corrugato per imp. elettrico
- adduzione acqua - nuova linea PN16 0,20x2
- pluviali in lamiera zincata diametro 80 mm
- tubazione PVC Ø 160 esterno
- tubazione PVC Ø 125 esterno
- tubo drenante Ø 100

CIMITERO PINOCCHIO