




- LEGENDA TUBAZIONI**
- TUBAZIONE ACQUA CALDA SANITARIA
 - TUBAZIONE RISCALDO ACQUA CALDA SANITARIA
 - TUBAZIONE ACQUA FREDDA SANITARIA
 - TUBAZIONE ACQUA ADDOCCEA
 - TUBAZIONE ACQUA ANTINCENDIO
 - TUBAZIONE GAS PERNO
 - TUBAZIONE ACQUA ANTINCENDIO GESTIONE

LAVORI DI COMPLETAMENTO DA ESEGUIRE CON UN 2° STRALCIO FUNZIONALE



COMUNE DI ANCONA
DIREZIONE LAVORI, PATRIMONIO, GARE E APPALTI, SPORI

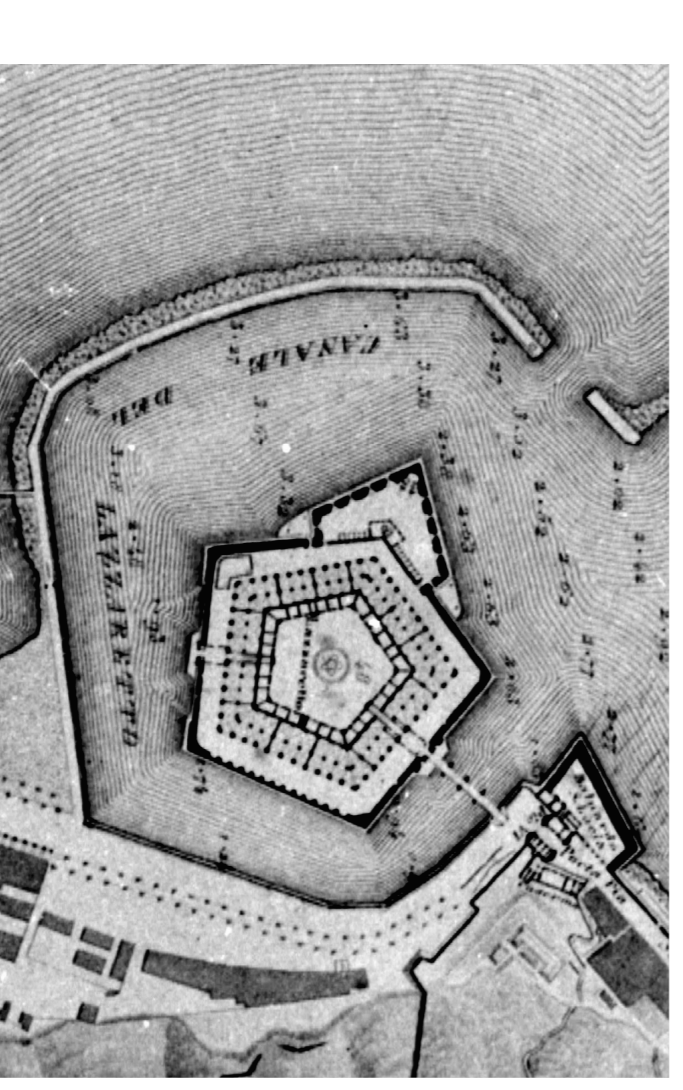


CONSILIUM
SERVIZI DI INGEGNERIA S.R.L.
Via del Lavoro 10
48018 Bagnacavallo (RA)
Tel. 0545 48018
www.consilium.it

OGGETTO: ACQUISTO DELLA MOLE VANVITELLANA, 2° lotto
Finanziamento "Primo mutuo delle case" Art. 2 DL 81/3/2012
INTERVENTO: 3 Ristrutturazione e recupero dei due ultimi lotti della Mole
Lotto Ferro (B/C) e lotto Ferro Pigi (C/D)

PROGETTO ESECUTIVO

IMPIANTI MECCANICI
PIANTA LIVELLO +4.80
IDRICO SANITARIO ED ANTINCENDIO

PROF. ING. PAOLO FERRARI
PROF. ING. VINCENZO VIGORITI

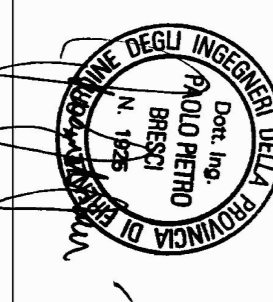

DATA: 10/4/17
REVISIONI:
GIUGNO 2017

SCALA: 1:100
SAL. N.: **3.I.M.16**
DESSINO: COMPILATO
VI: PFB