




LEGENDA TUBAZIONI

- TUBAZIONE ACQUA CALDA SANITARIA
- TUBAZIONE RISCERDITA ACQUA CALDA SANITARIA
- TUBAZIONE ACQUA FREDDA SANITARIA
- AD - TUBAZIONE ACQUA ADDOCTATA
- TUBAZIONE ACQUA ANTINCENDIO
- TUBAZIONE GAS METANO
- AE - TUBAZIONI ACQUA ANTINCENDIO ESISTENTE

LAVORI DI COMPLETAMENTO DA ESEGUIRE CON UN 2° STACALCO FUNZIONALE



COMUNE DI ANCONA
DIREZIONE LAVORI, PATRIMONIO, SARE E APPALTI, SPORT

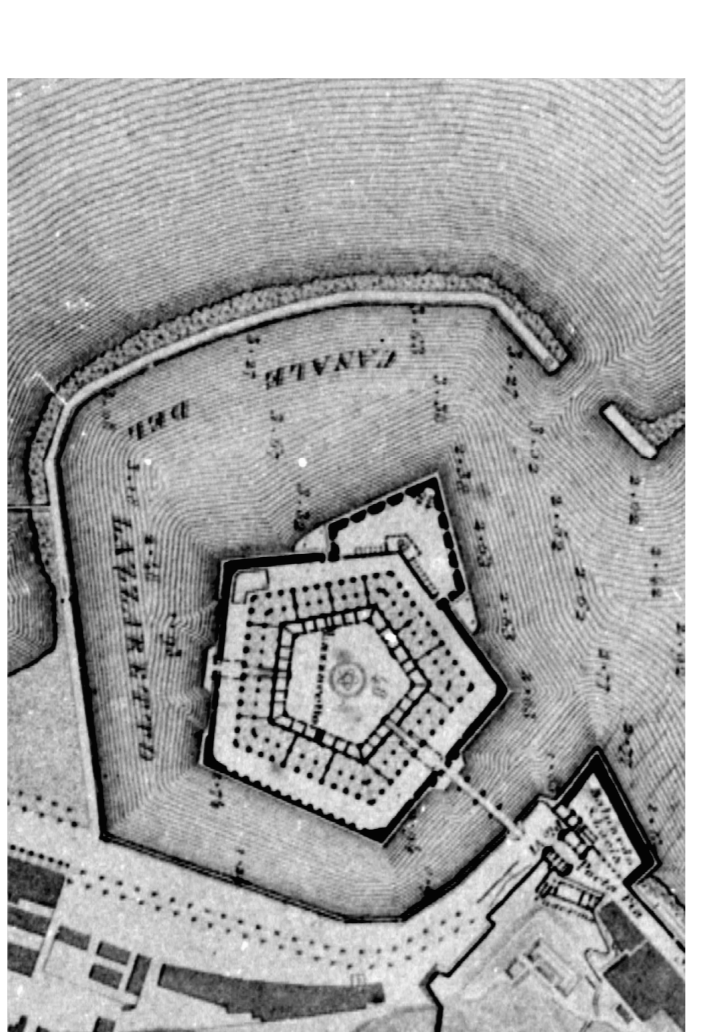

CONSILIUM
SERVIZI DI INGEGNERIA S.R.L.

Via S. Maria Goretti, 10
60136 Ancona (AN)
Tel. +39 071 49 81 01 02
Fax +39 071 49 81 01 03

COMMESSA 104/17
DATA RIFORMA 1
GIUGNO 2017

Oggetto: **RECUPERO DELLA MOLE VANITELLANA, 3^a Sala, Finanziamento del progetto di riqualificazione dell'area sportiva, fase 2, lotto 2, D.O. 18/3/2012**
INTERVENTO 3: Ristrutturazione e recupero del diale all'interno della Mole
Lotto n. 2 (B-C) e lotto n. 5 (C-D)

PROGETTO ESECUTIVO

TITOLO

**IMPIANTI MECCANICI
PIANTA LIVELLO +10.55
IDRICO SANITARIO ED ANTINCENDIO**

SCALA 1:100

31.M.18

RESPONSABILE PROFESSIONALE TECNICO | RESPONSABILE DEI PROCEDIMENTI
Ing. PAOLO PIETRO BRESCHI | Arch. VIVIANA CARAVAGGI VIVIANI

PROGETTISTA | RESPONSABILE DEL PROGETTO
DOTT. GIUSEPPE RISERVA | ING. VIGENZI LEONE