




**LEGENDA TUBAZIONI**

- TUBAZIONE ACQUA CALDA SANITARIA
- TUBAZIONE RISCERDIO ACQUA CALDA SANITARIA
- TUBAZIONE ACQUA FREDDA SANITARIA
- AD TUBAZIONE ACQUA AERATA
- TUBAZIONE ACQUA ANTINCENDIO
- TUBAZIONI GAS METANO
- AE TUBAZIONI ACQUA ANTINCENDIO ESISTENTE

LAVORI DI COMPLETAMENTO DA ESEGUIRE  
CON UN 2° STACCO FUNZIONALE



**COMUNE DI ANCONA**  
DIREZIONE LAVORI, PATRIMONIO, SARE E APPALTI, SPORT

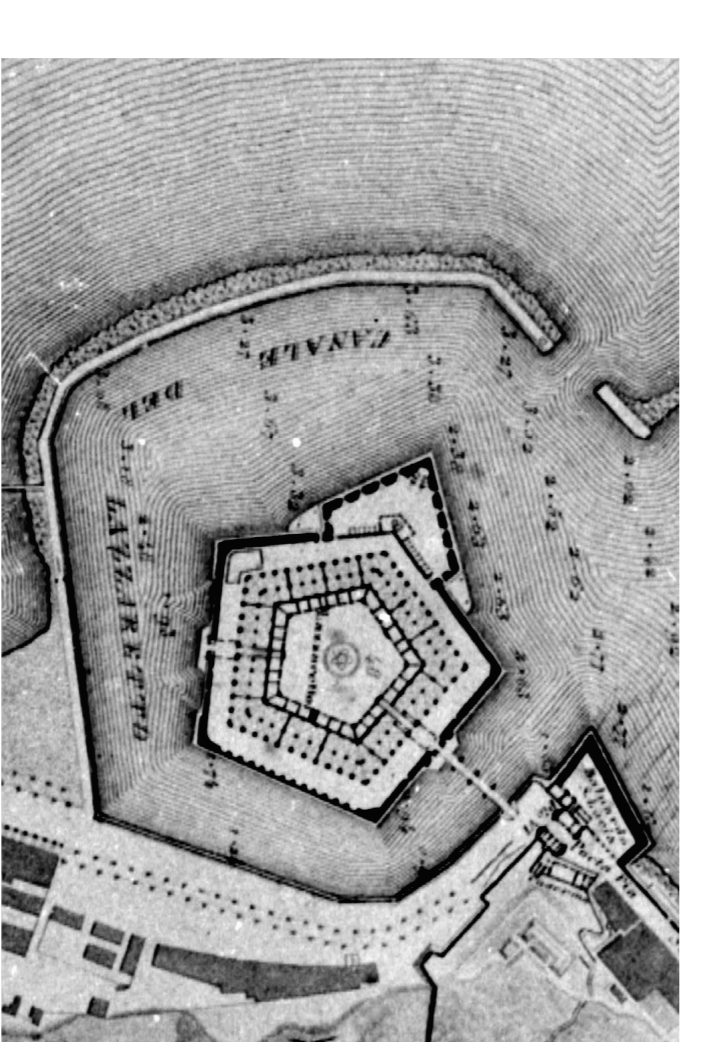

**CONSILTIUM**  
SERVIZI DI INGEGNERIA S.R.L.  
Via S. Maria Goretti, 10  
00187 Roma (RM)  
Tel. 06 57494111  
Fax 06 57494112  
www.consiltium.it

COMMESSA  
104/17  
DATA  
RISERVA I  
GIUGNO 2017

SCALA  
1:100

TITOLO  
IMPIANTI MECCANICI  
PIANTA LIVELLO +13.50

PROGETTO ESECUTIVO

PROGETTO  
3.I.M.19

PROGETTO  
3.I.M.19

RESPONSABILE PROGETTO  
Ing. PAOLO PIETRO BRESCHI

RESPONSABILE ESECUTIVO  
Arch. VIVIANA CARAVAGGI VIVIANI

REDAZIONE  
VI

CONTRATTO  
PB8

PROGETTO  
3.I.M.19

PROGETTO  
3.I.M.19

PROGETTO  
3.I.M.19