


COMUNE DI ANCONA  
DIREZIONE LAVORI PUBBLICI - SPORT

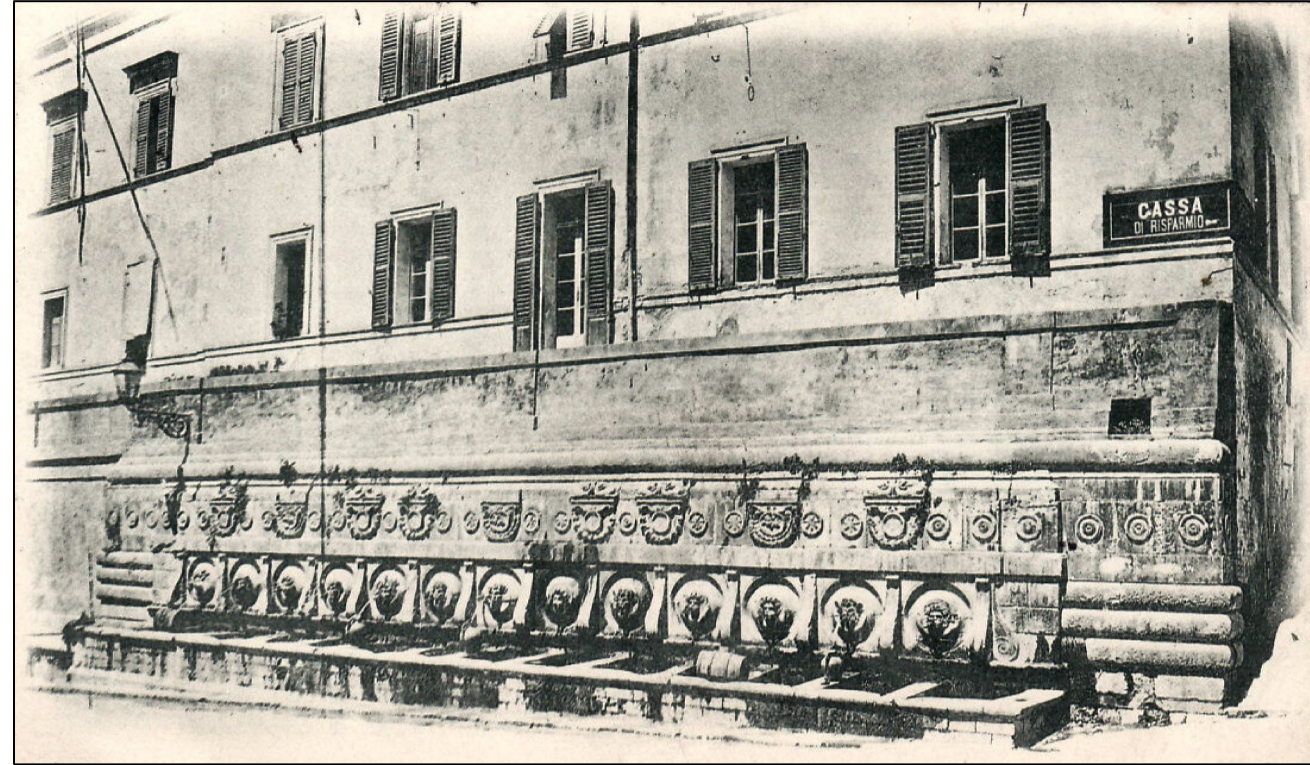

MANUTENZIONE STRAORDINARIA E  
MIGLIORAMENTO IMPIANTISTICO UFFICI  
COMUNALI - EDIFICIO DI VIA ZAPPATA 1

PROGETTO ESECUTIVO  
RILIEVO

dirigente  
responsabile del procedimento

ing. Stefano Capannelli  
ing. Riccardo Borgognoni

TAV.01R

progetto architettonico  
geom. Umberto Montesi  
geom. Danilo Manzotti  
geom. Stefano Mancinelli


coordinatore sicurezza  
ing. Mauro Marconi

PIANTA PIANO TERRA  
Ingresso

progetti impiantistici  
ing. Mauro Marconi

agosto 2020

scala 1:100

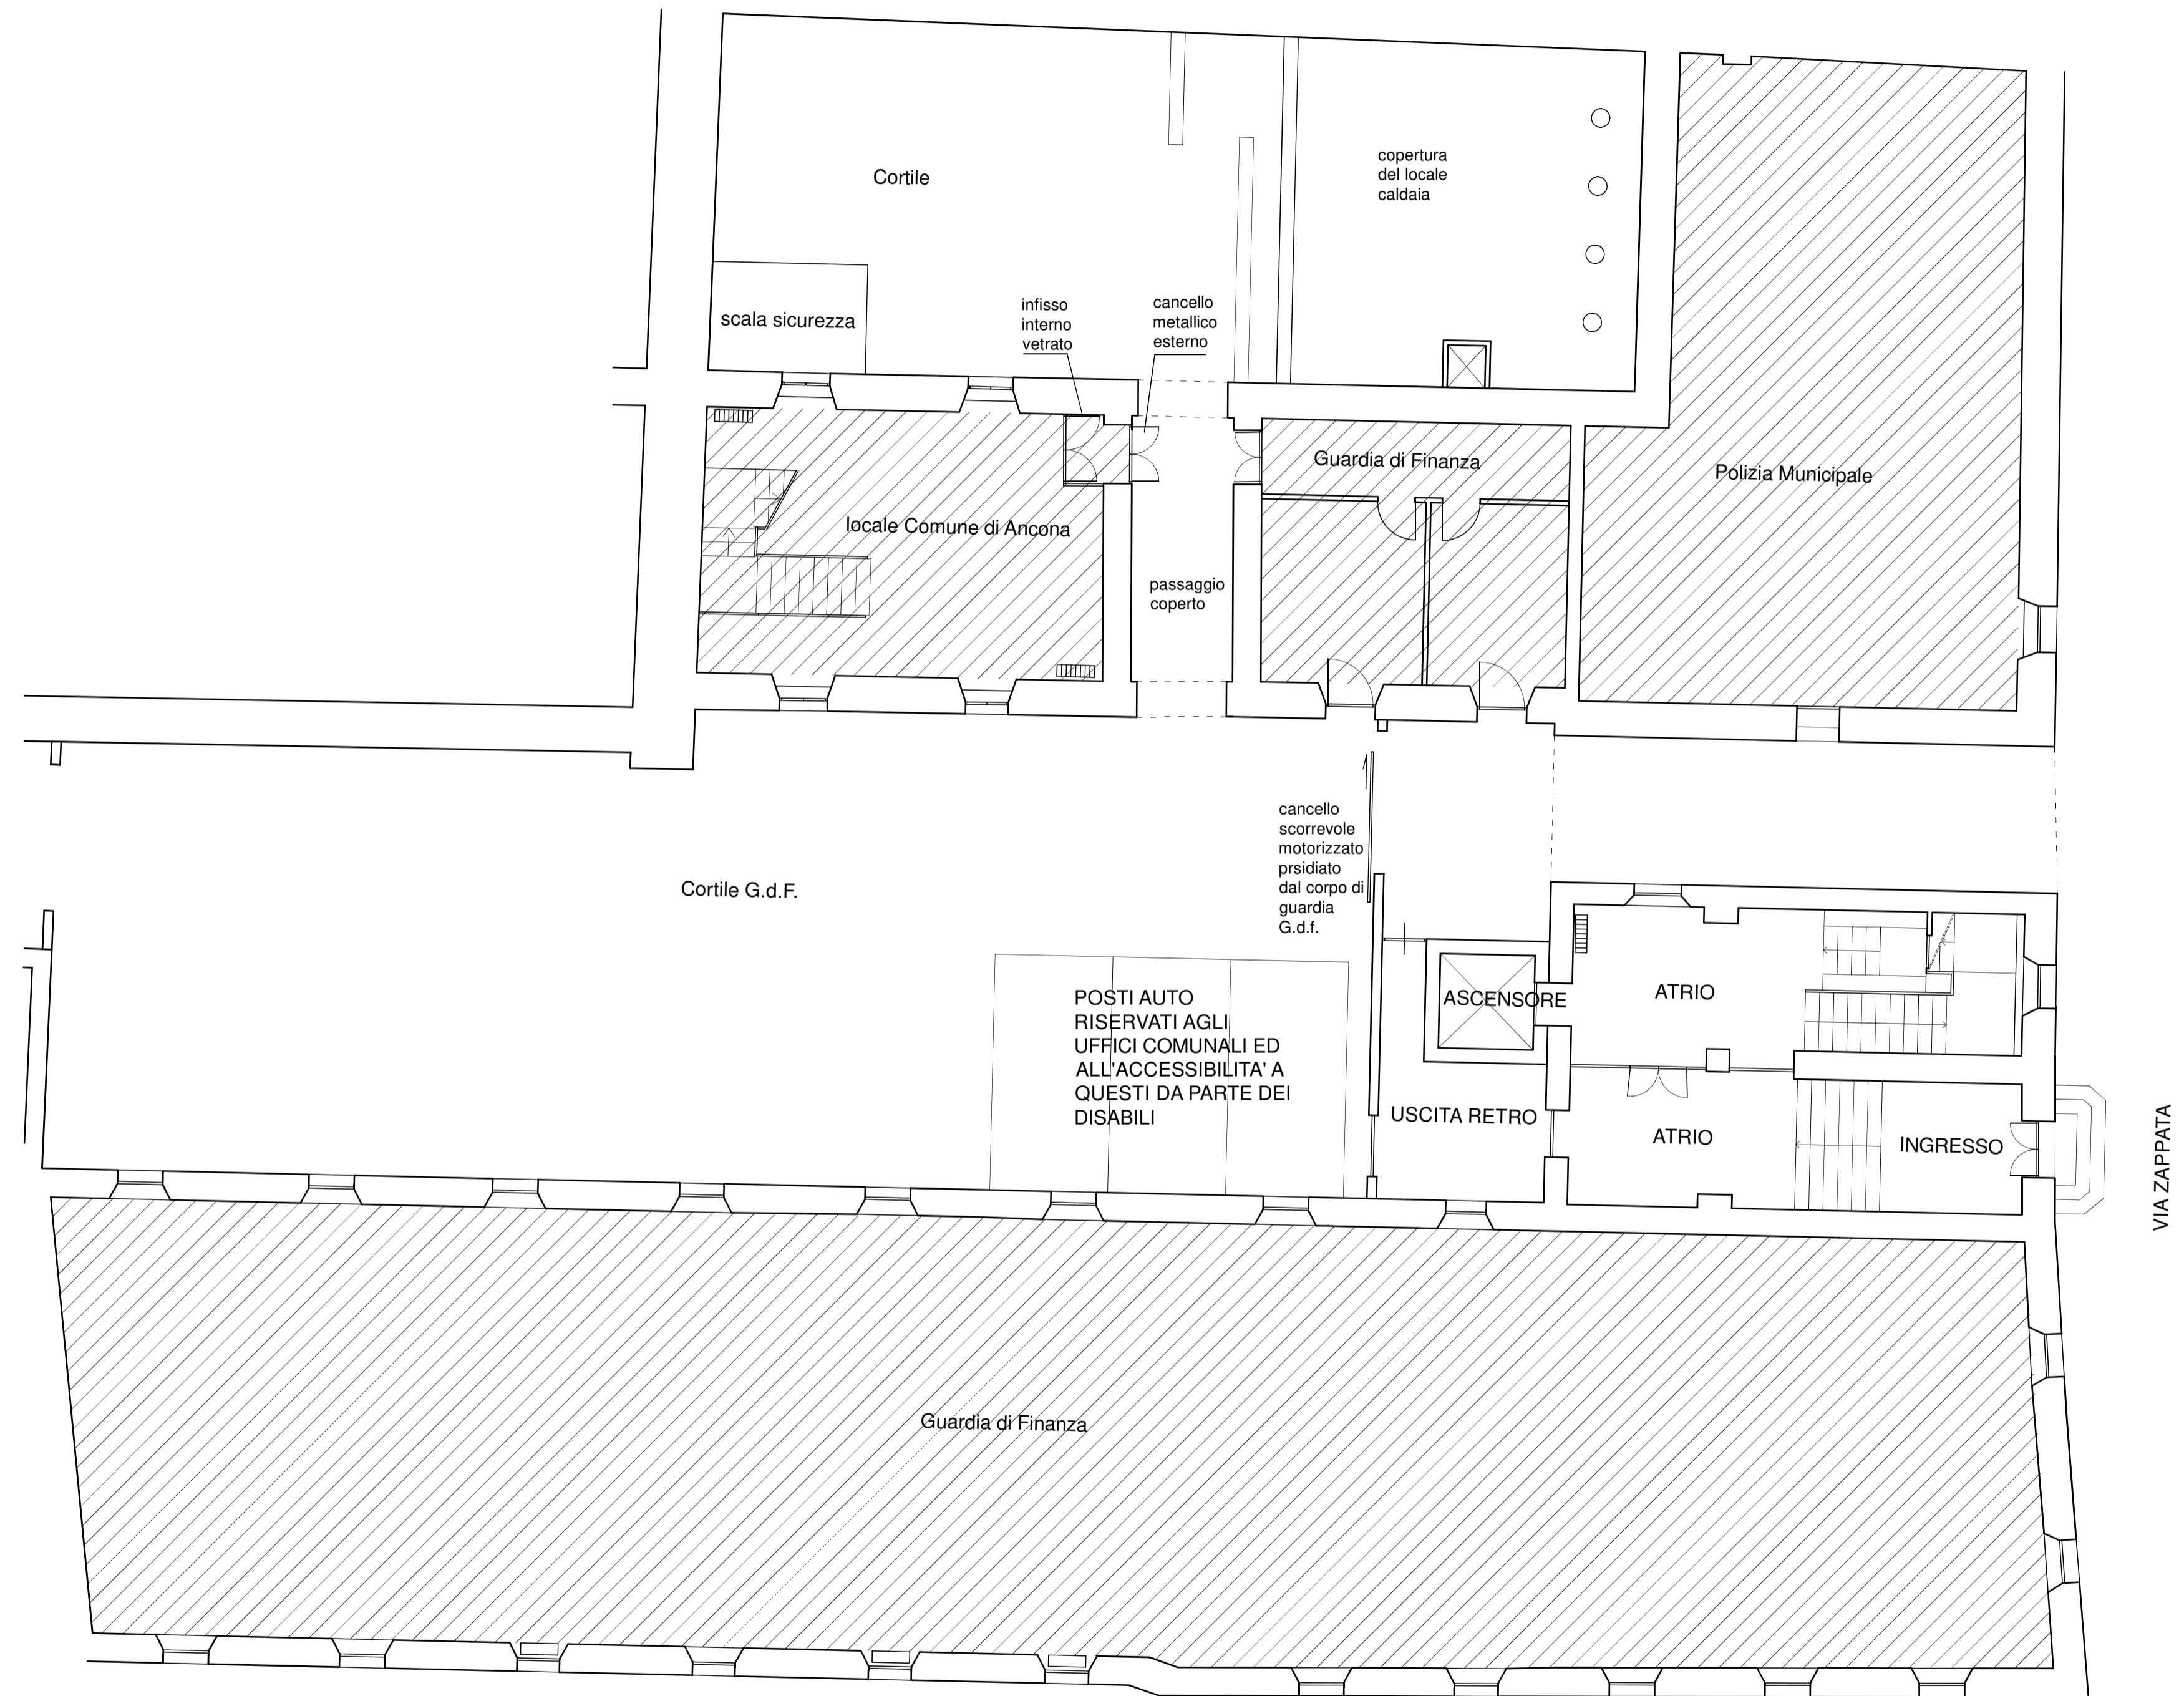

VIA ZAPPATA