


COMUNE DI ANCONA
DIREZIONE LAVORI PUBBLICI - SPORT

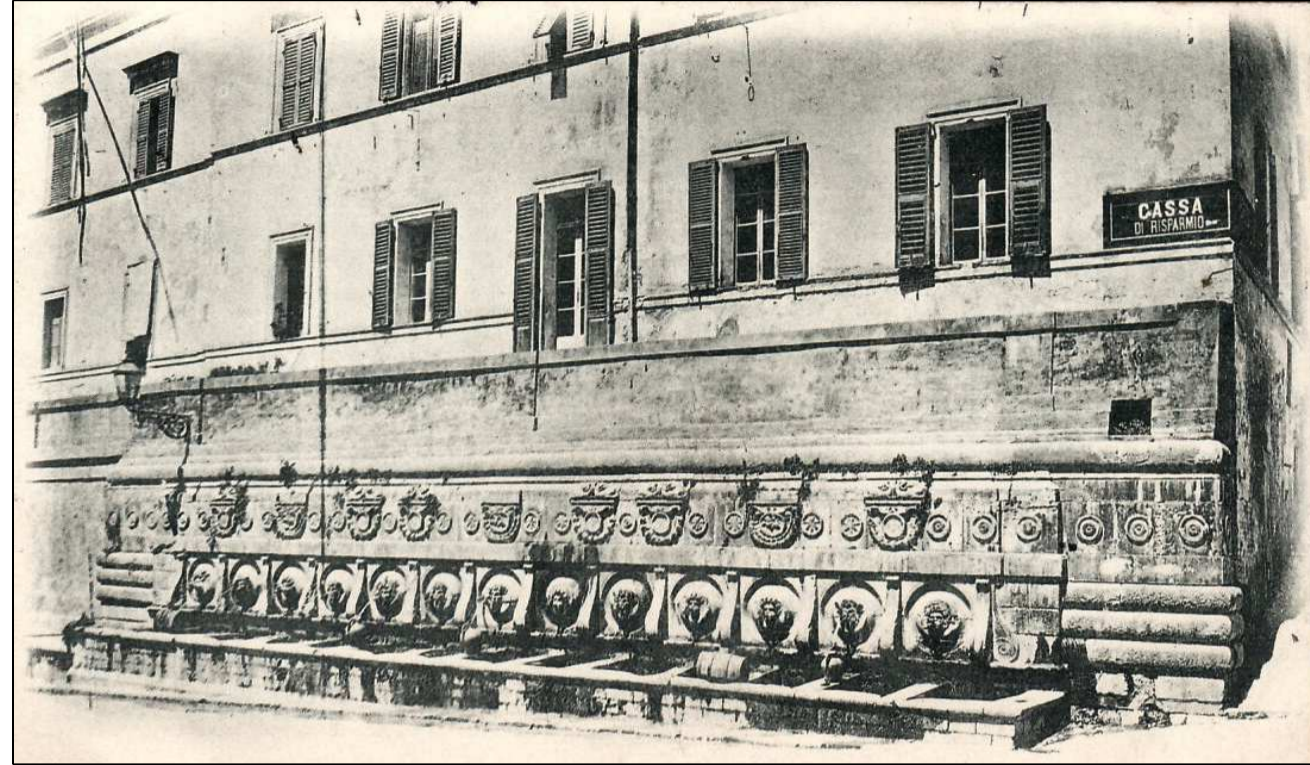

MANUTENZIONE STRAORDINARIA E
MIGLIORAMENTO IMPIANTISTICO UFFICI
COMUNALI - EDIFICIO DI VIA ZAPPATA 1

PROGETTO ESECUTIVO

dirigente
responsabile del procedimento

ing. Stefano Capannelli
ing. Riccardo Borgognoni

progetto architettonico
geom. Umberto Montesi
geom. Danilo Manzotti
geom. Stefano Mancinelli

coordinatore sicurezza
ing. Mauro Marconi

progetti impiantistici
ing. Mauro Marconi

TAV.06R - DEMOLIZIONI
RICOSTRUZIONI

PIANTA PIANO SECONDO

agosto 2020

scala 1:100

LEGENDA

 Demolizioni

 Ricostruzioni

