

**Civica Pinacoteca "F. Podesti"**

Nuovo circuito espositivo / II° Stralcio lavori e allestimento

**Progetto Architettonico Esecutivo**

Schemi planimetrici e unifilari  
impianto elettrico


Tav. EL01

RUP: Ing. Maurizio Ronconi  
Progettazione architettonica: Arch. Patrizia M. Patrelielli  
Collaboratori: Geom. Stefano Marchielli  
Ing. Massimo Barbi  
Ing. Diego Macchiore  
Ing. Nicola Perrelli  
Progettazione impianti: Arch. Mauro Tarselli  
Progettazione allestimenti: Arch. Mauro Tarselli  
Sicurezza D.Lgs. 81/2008: Geom. Massimo Bastianelli




scala 1:100

febbraio 2019

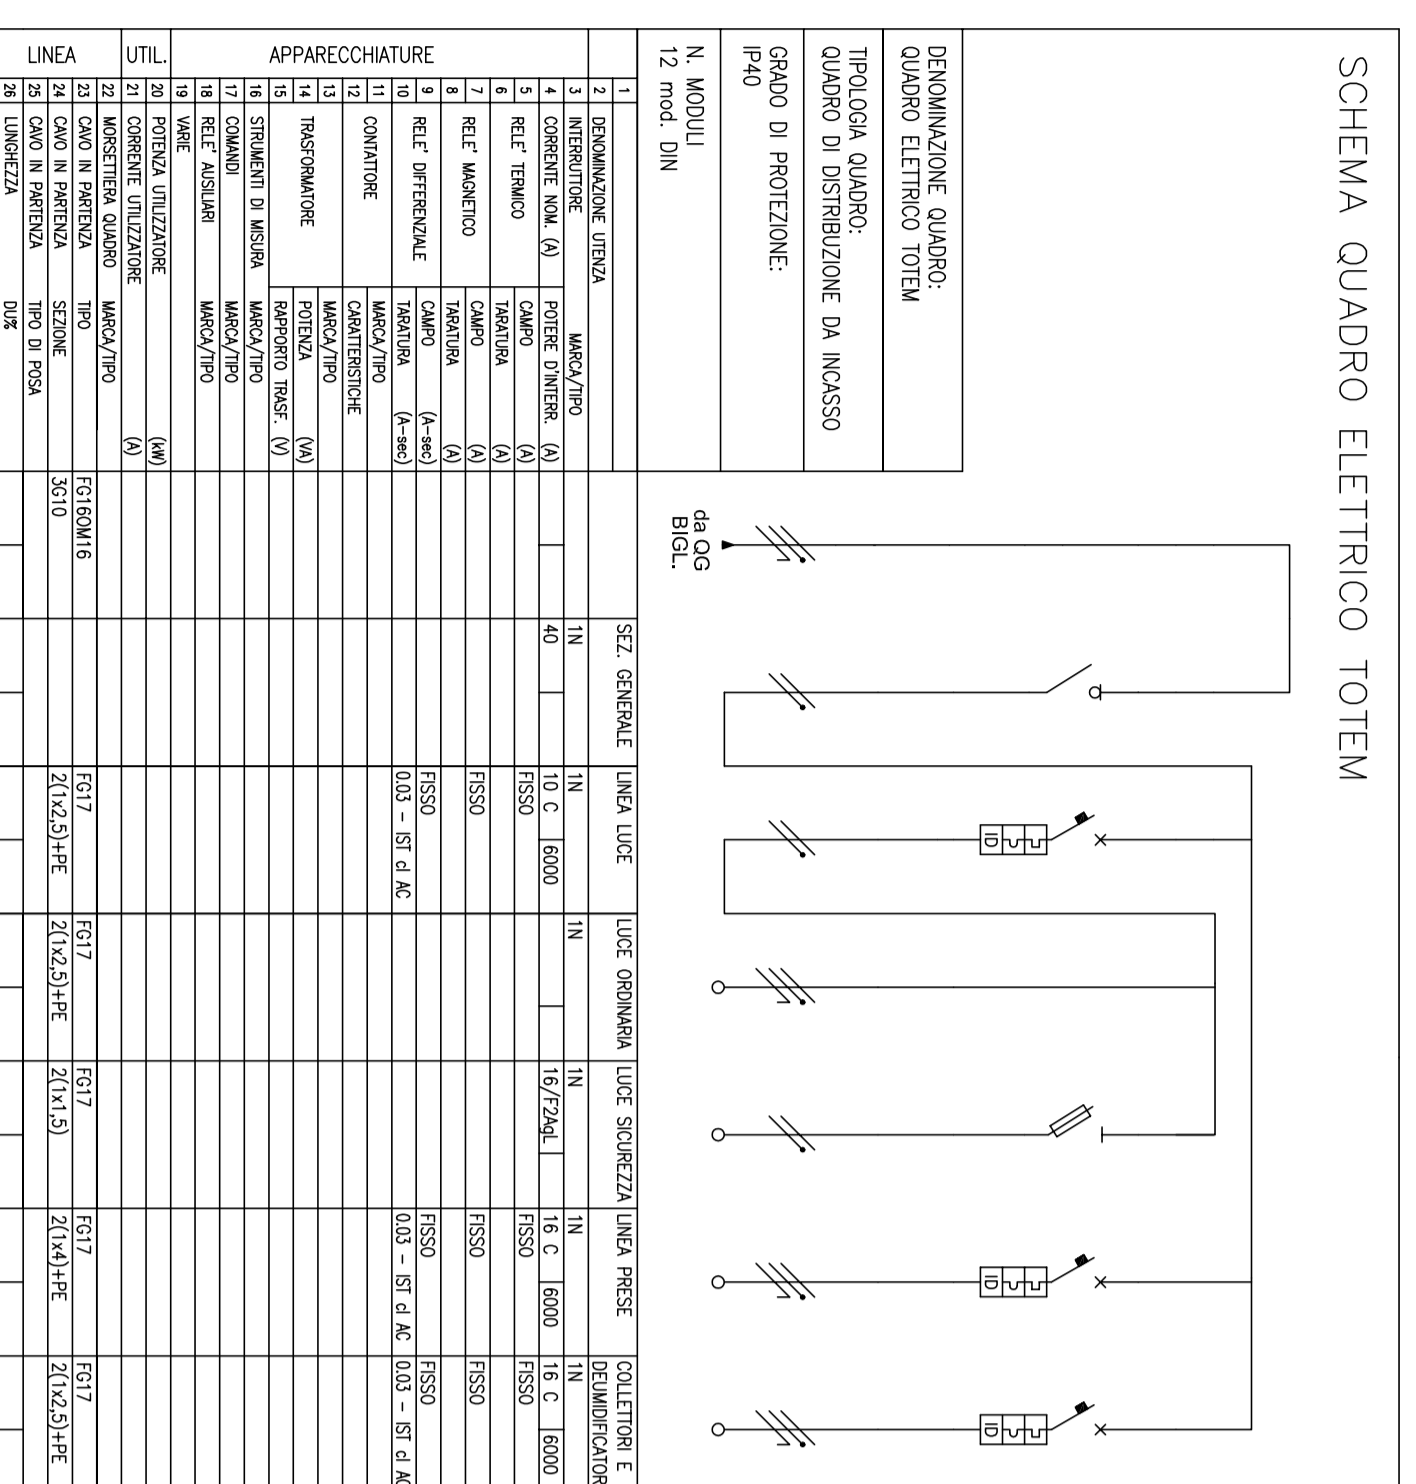

LEGENDA

	Totem per custodia dispositivi di comando, protezione e segnalazione.
	Quadro elettrico esistente
	Quadro elettrico Totem
	Preso 2P+T 10/16A
	Preso 2P+T tipo UNEI
	Scotolo portafoglio per polo sottotroccia
	Scotolo portafoglio per polo in vista
	Punto luce a soffitto / o parete illuminazione di sicurezza polo sottotroccia
	Punto luce a soffitto / o parete illuminazione di sicurezza polo in vista
	Punto luce a soffitto / o parete illuminazione di sicurezza polo in vista
	Preso di servizio telefonica
	Preso di servizio trasmissione dati
	Punto comando (Interruttore/Deviatore)
	Collegamento elettrico di potenza
	Collegamento elettrico di regolazione

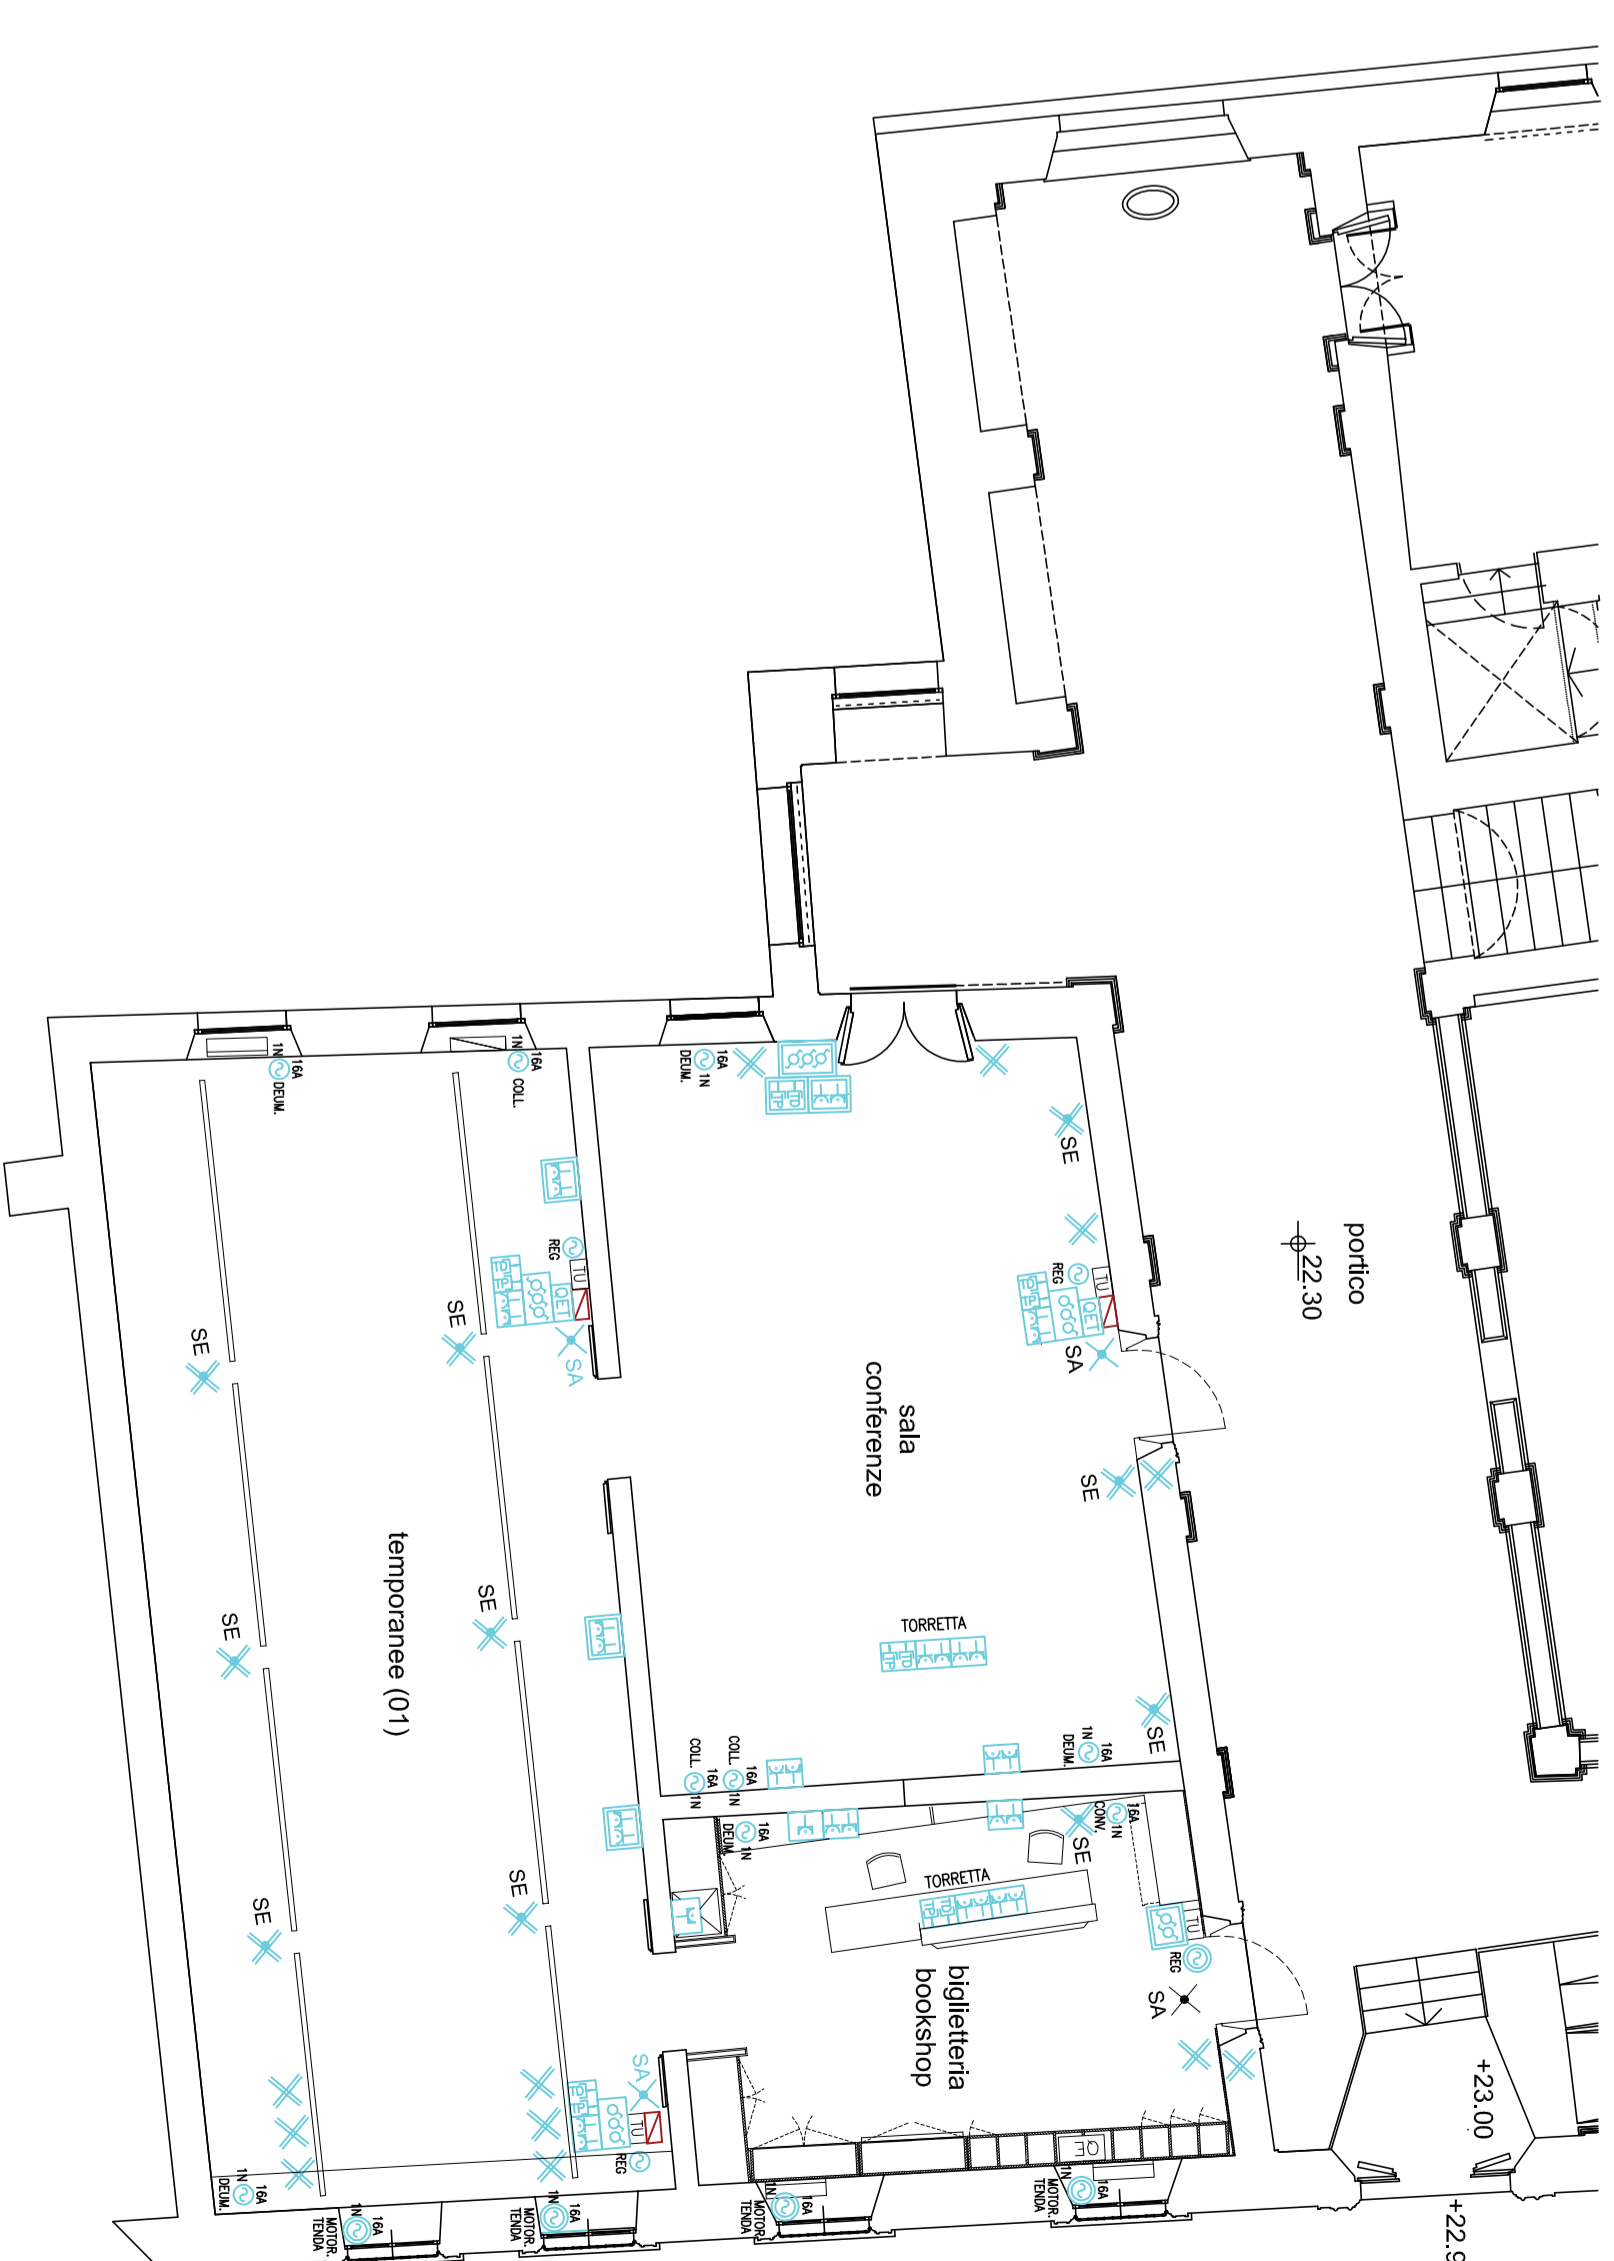

LEGENDA

	Totem per custodia dispositivi di comando, protezione e segnalazione.
	Cavi in tendone
	Apparecchio cilindrico a led per installazione su cavi
	Apparecchio circolare a led per installazione su cavi
	Binario elettrico
	Proiettore orientabile
	Apparecchio multipolo per illuminazione di sicurezza
	Apparecchio illuminazione di sicurezza sempre acceso con cartello indicante uscita di sicurezza

