

Civica Pinacoteca "F. Podesti"
Nuovo circuito espositivo / II° Stralcio lavori e
allestimento
Progetto Architettonico Esecutivo

Schemi planimetrici impianti meccanici Tav. IM01

RUP: Ing. Maurizio Ronconi
Progettazione architettonica: Arch. Patrizia M. Pateletti
Collaboratori: Geom. Stefano Marchielli
Ing. Massimo Barbi
Ing. Diego Macchiore
Progettazione impianti: Ing. Nicola Pirellini
Progettazione allestimenti: Arch. Mauro Tarselli
Sicurezza D.Lgs. 81/2008: Geom. Massimo Bastianelli




scala 1:100


febbraio 2019

LEGENDA


	Totem per custodia dispositivi di comando, protezione e segnalazione.
	Demuldicatore
	Convertitore elettrico
	Collettore di distribuzione impianto radiante e pavimento
	Termoisolante
	Tubazioni in rame isolate per rete distribuzione
	Tubazione in polipropilene scarico condensato

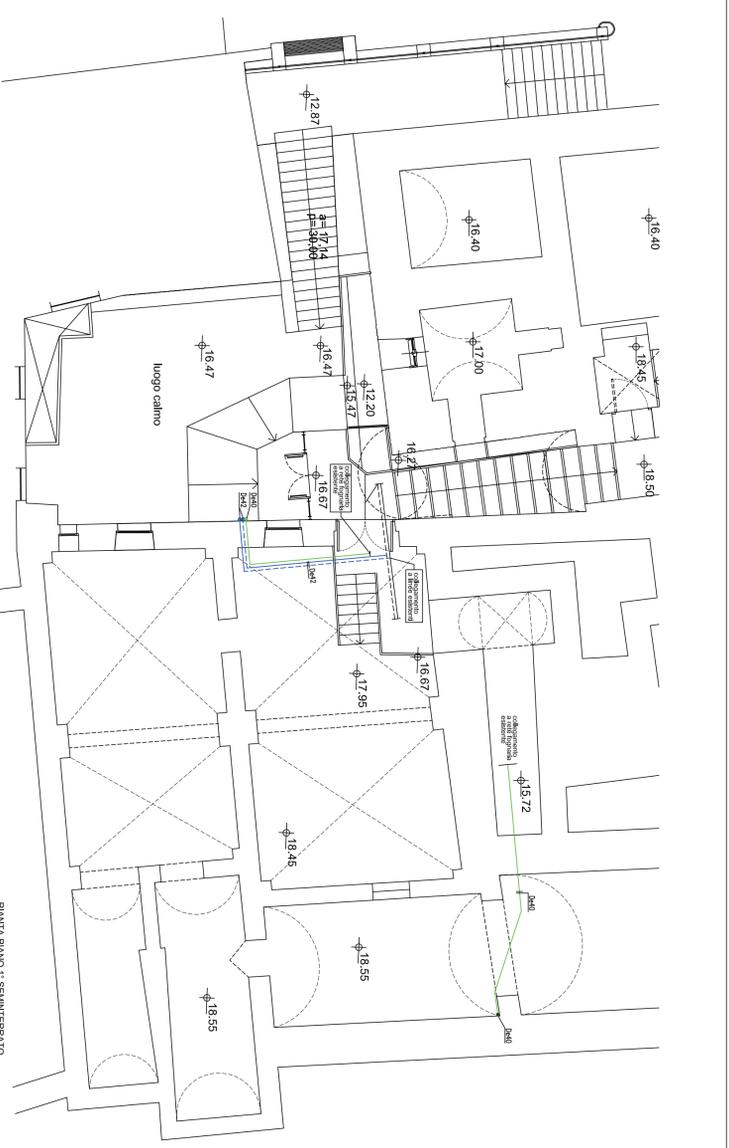

PIANTA PIANO 1° SEMINTERRATO

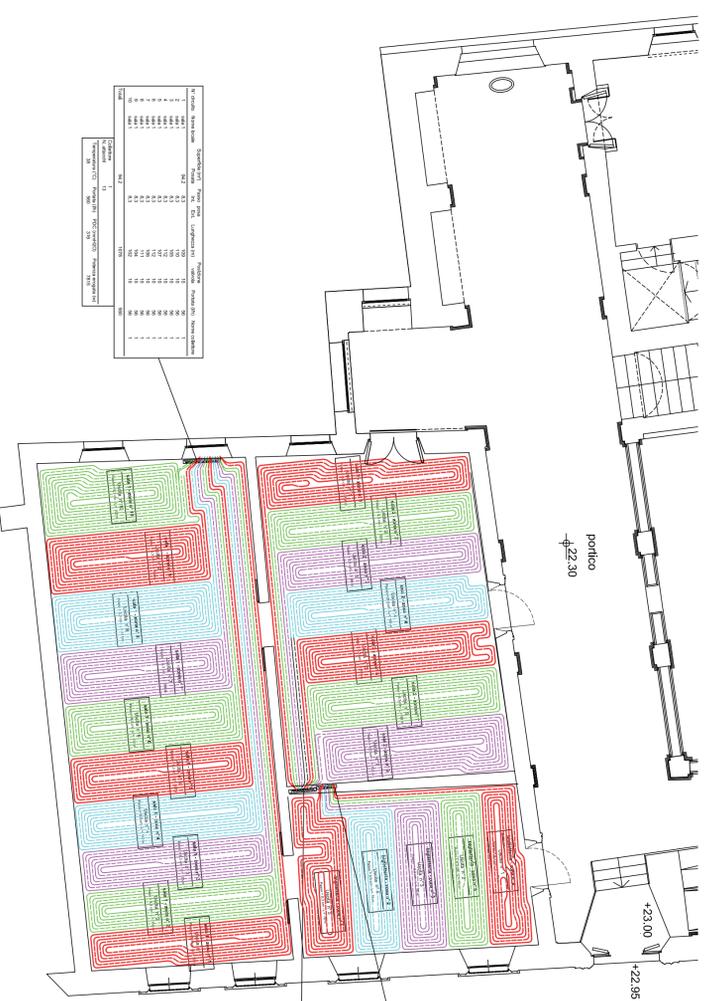

PIANTA PIANO TERRA

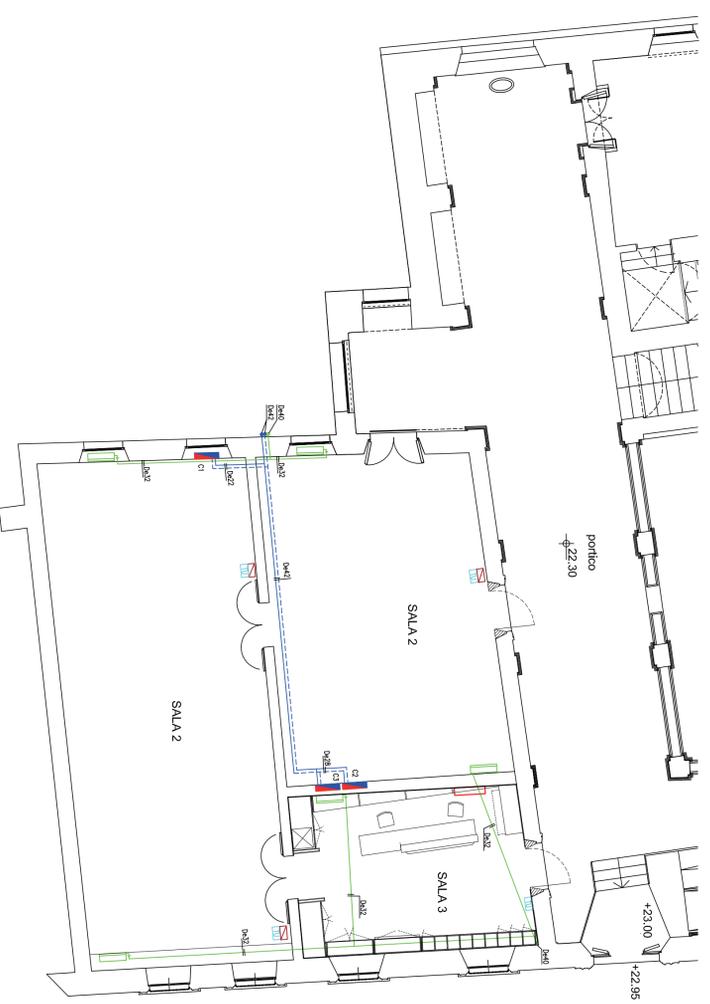

PIANTA PIANO TERRA