

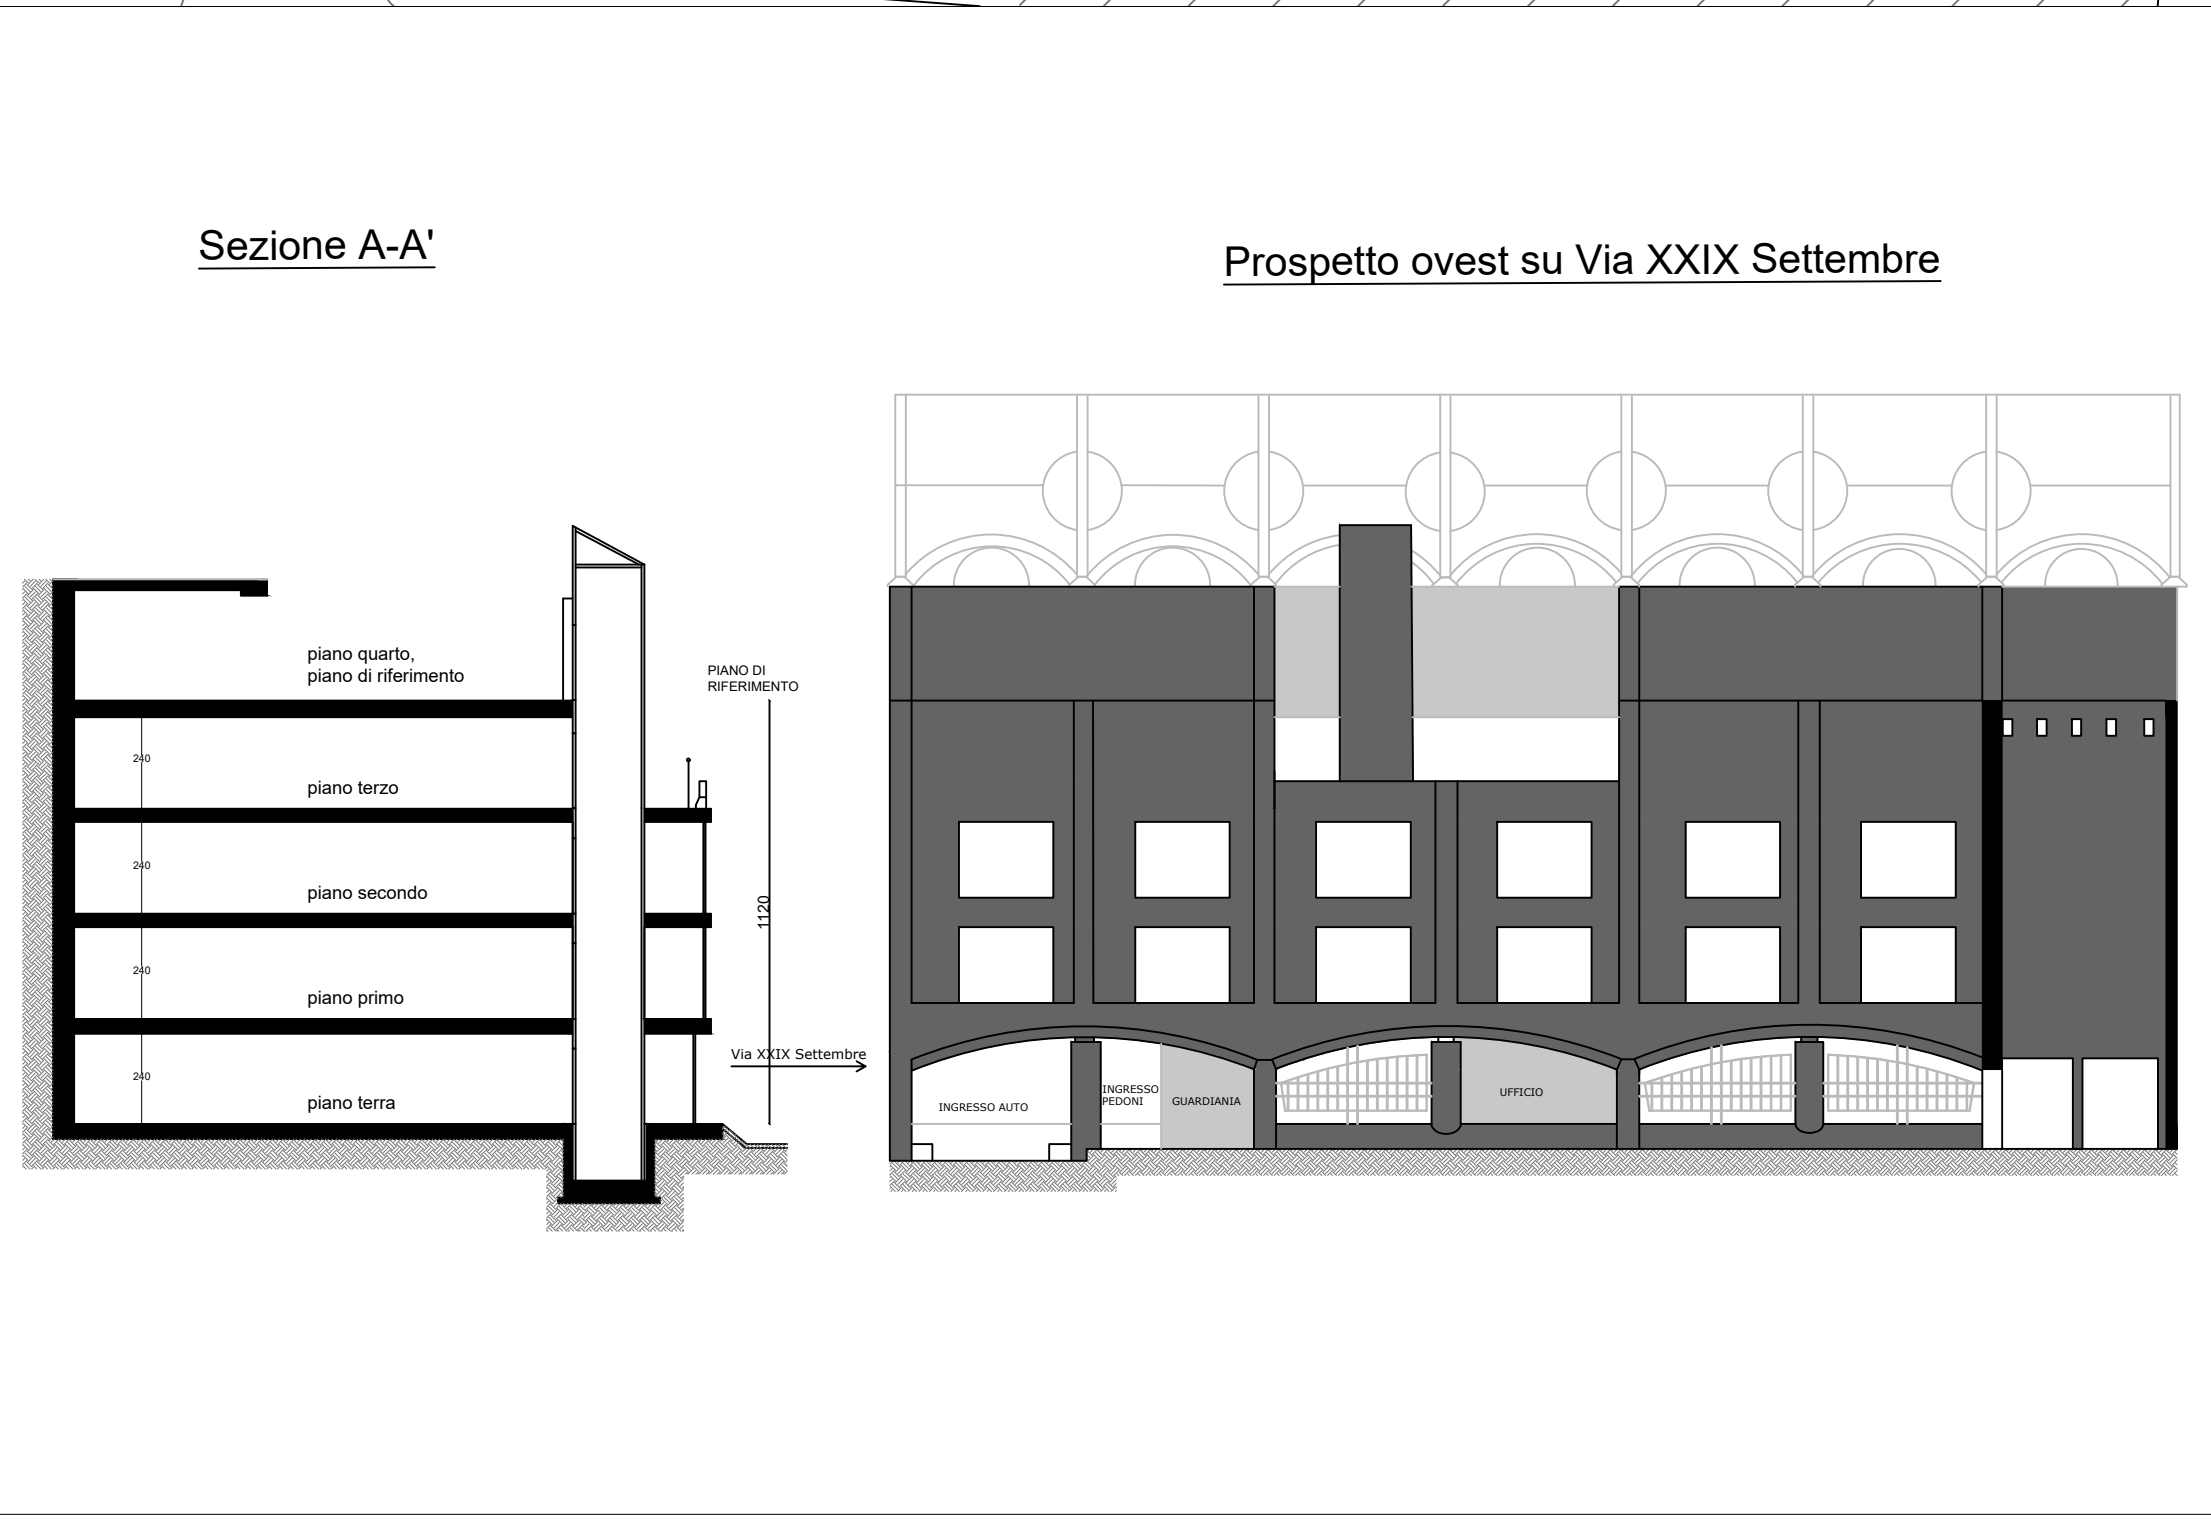
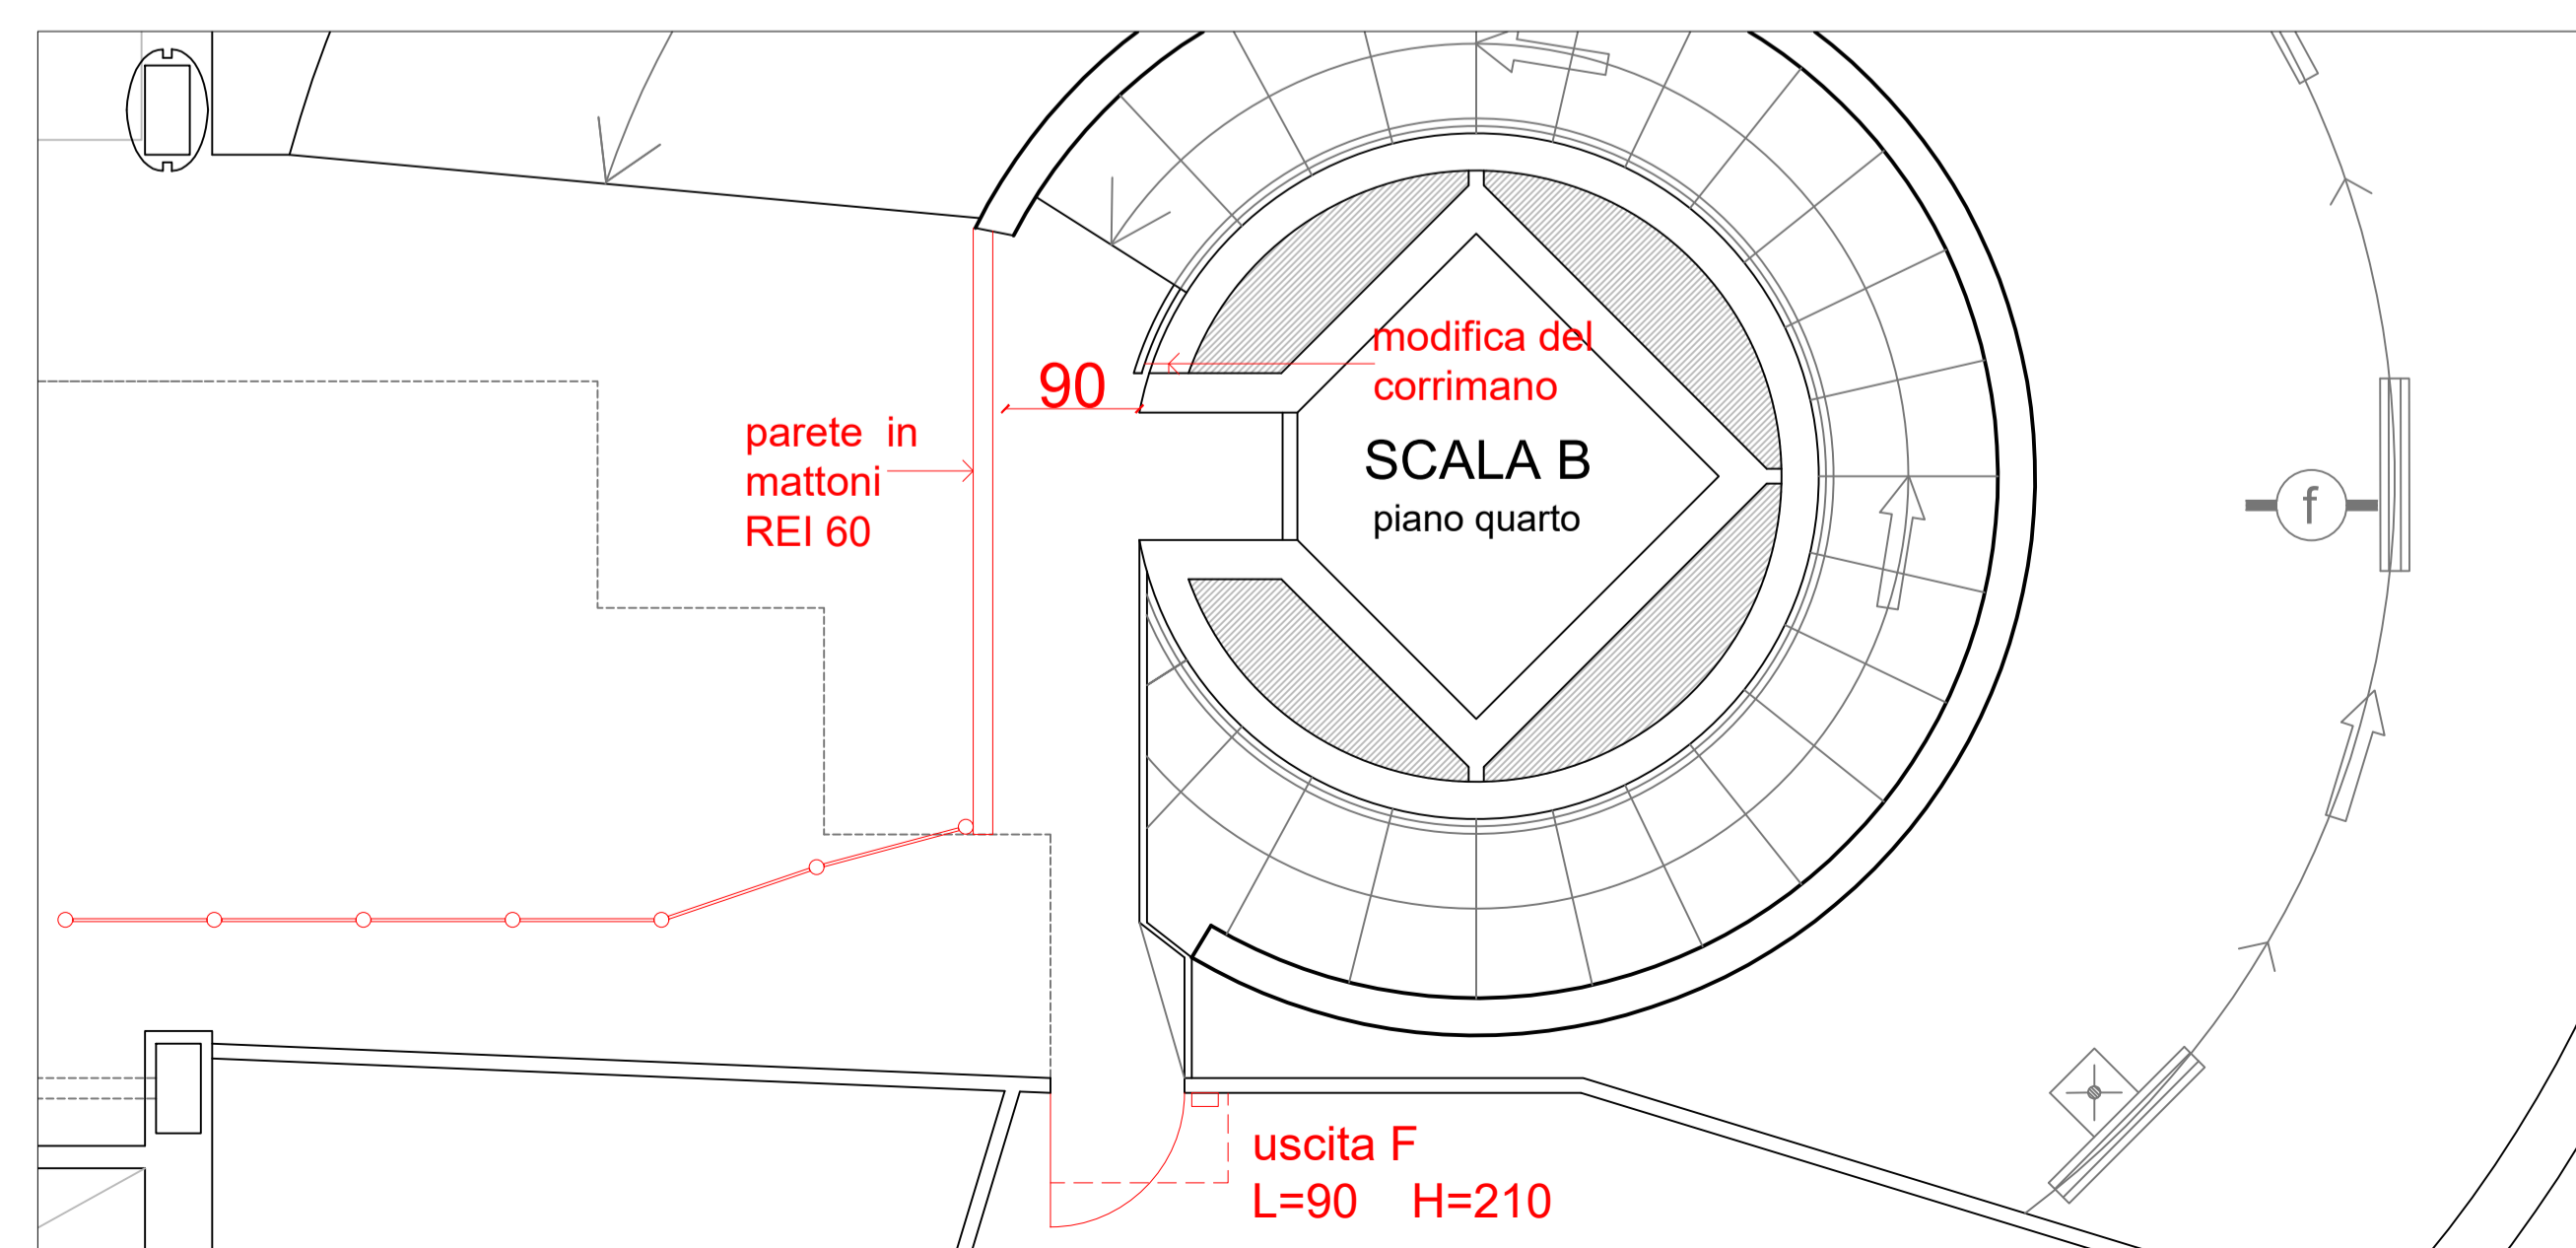
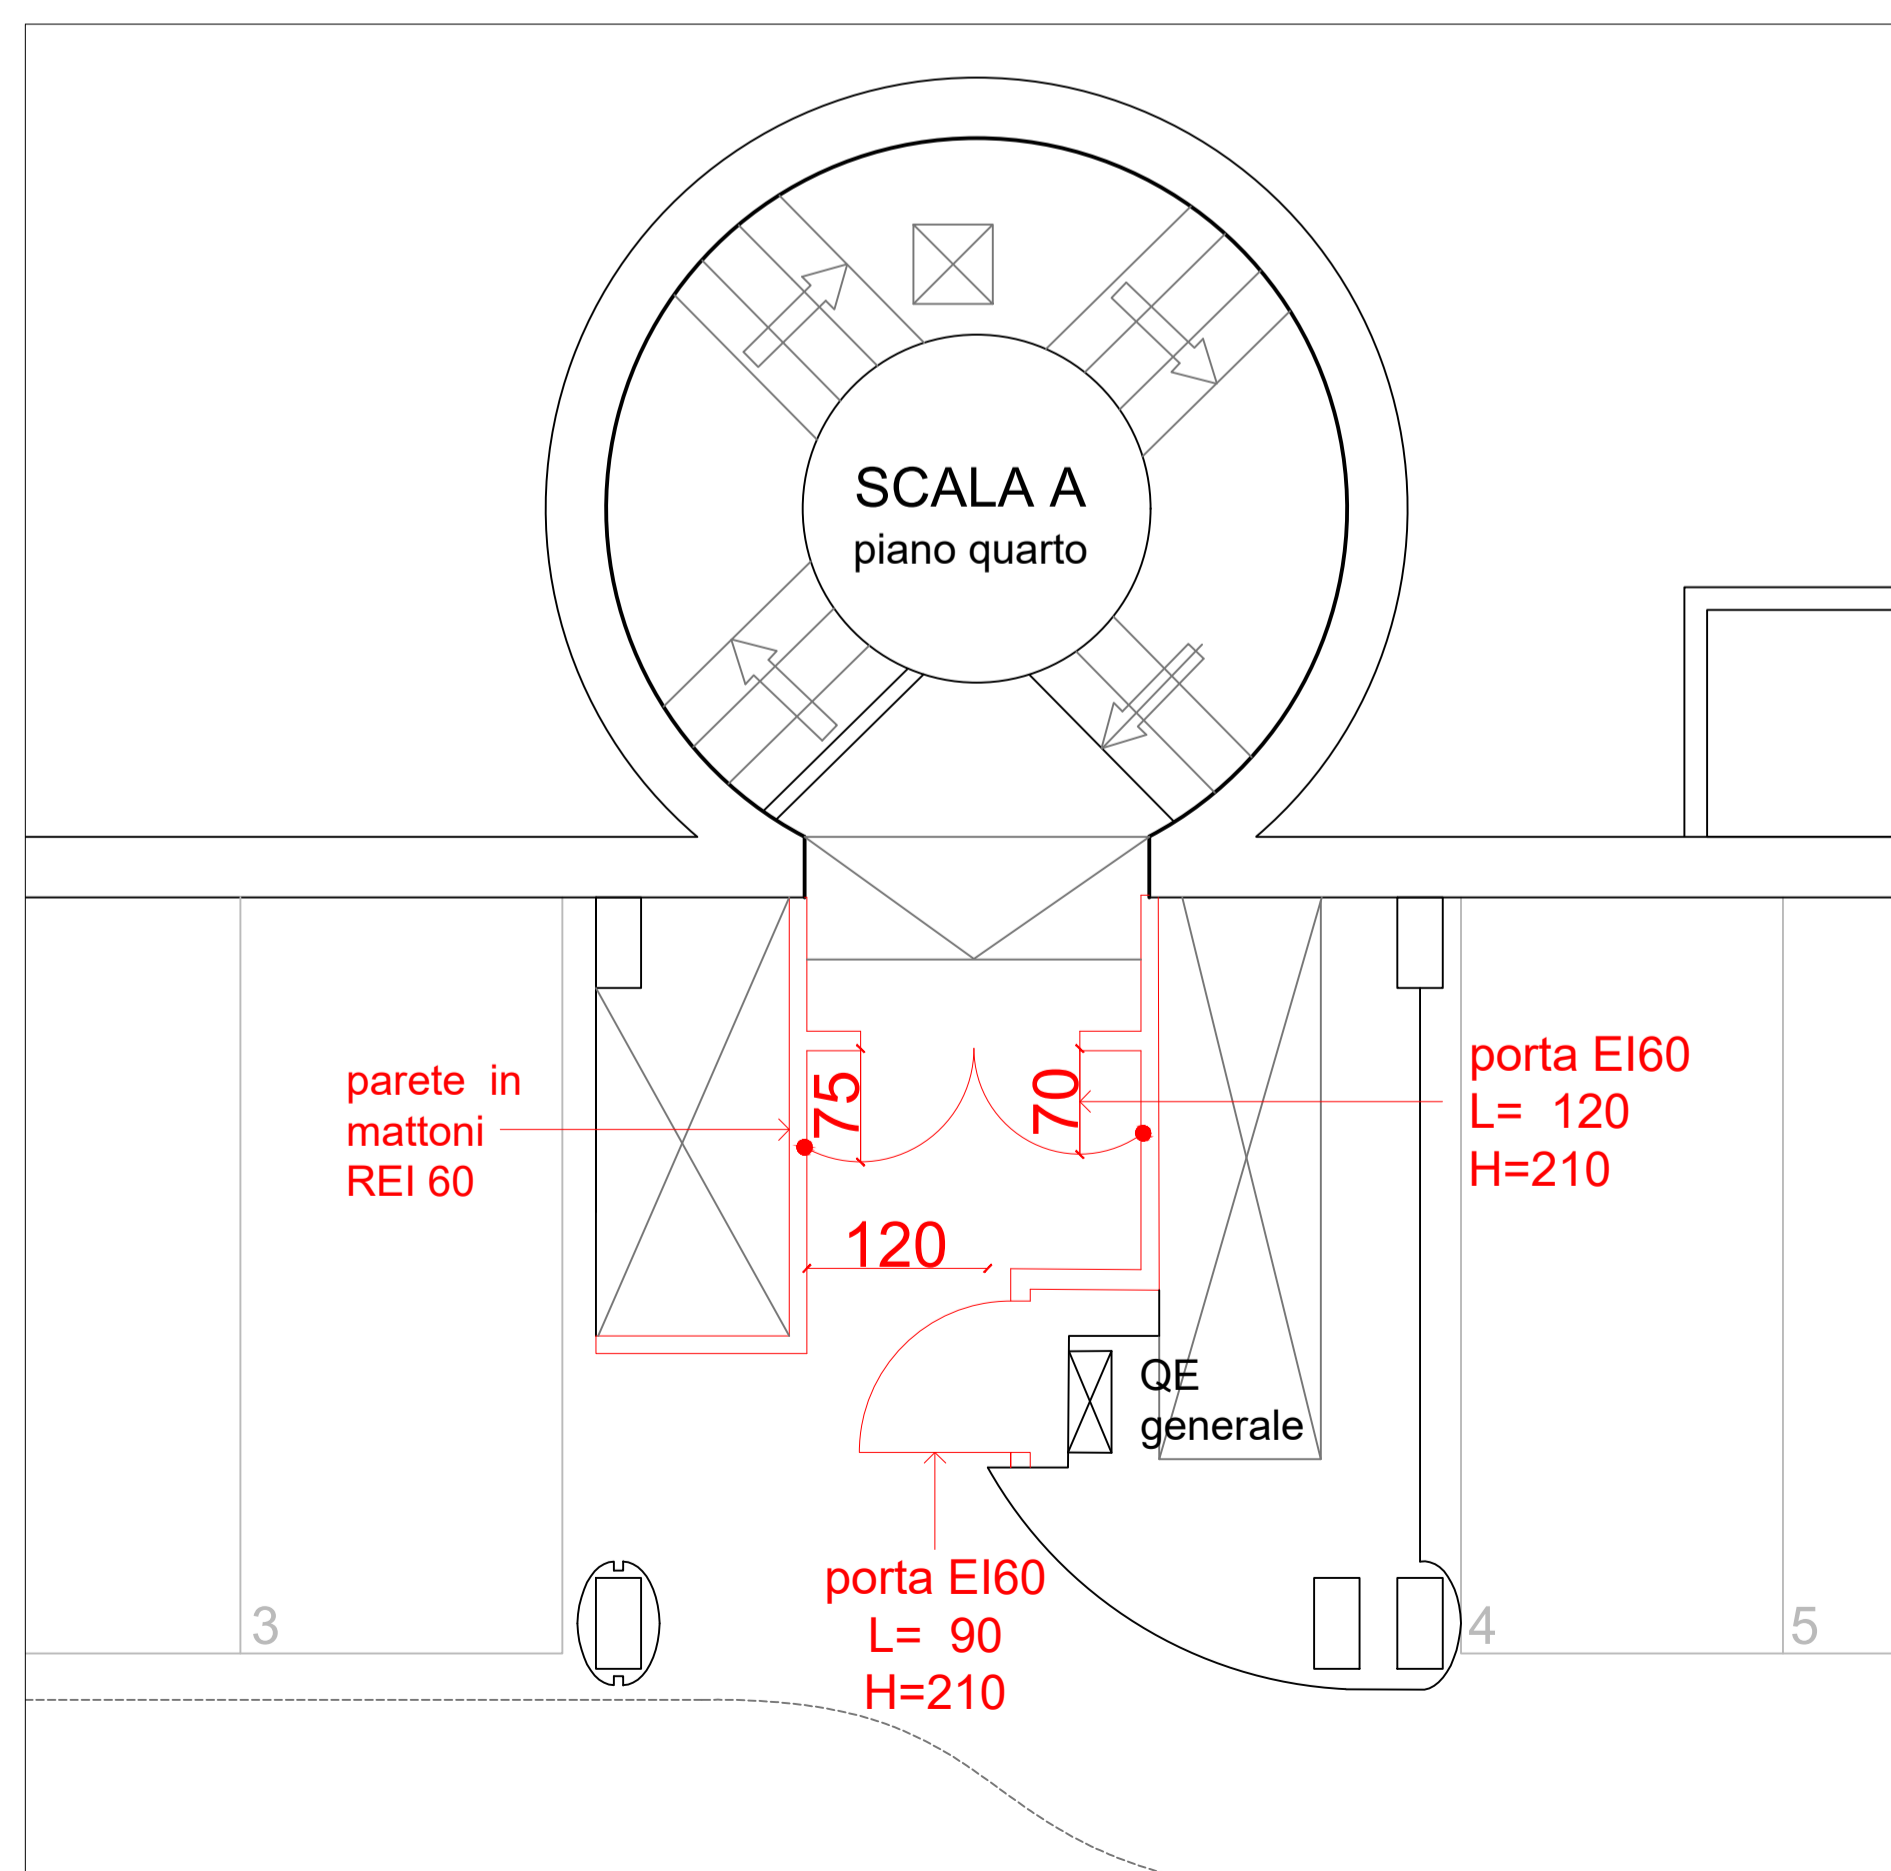
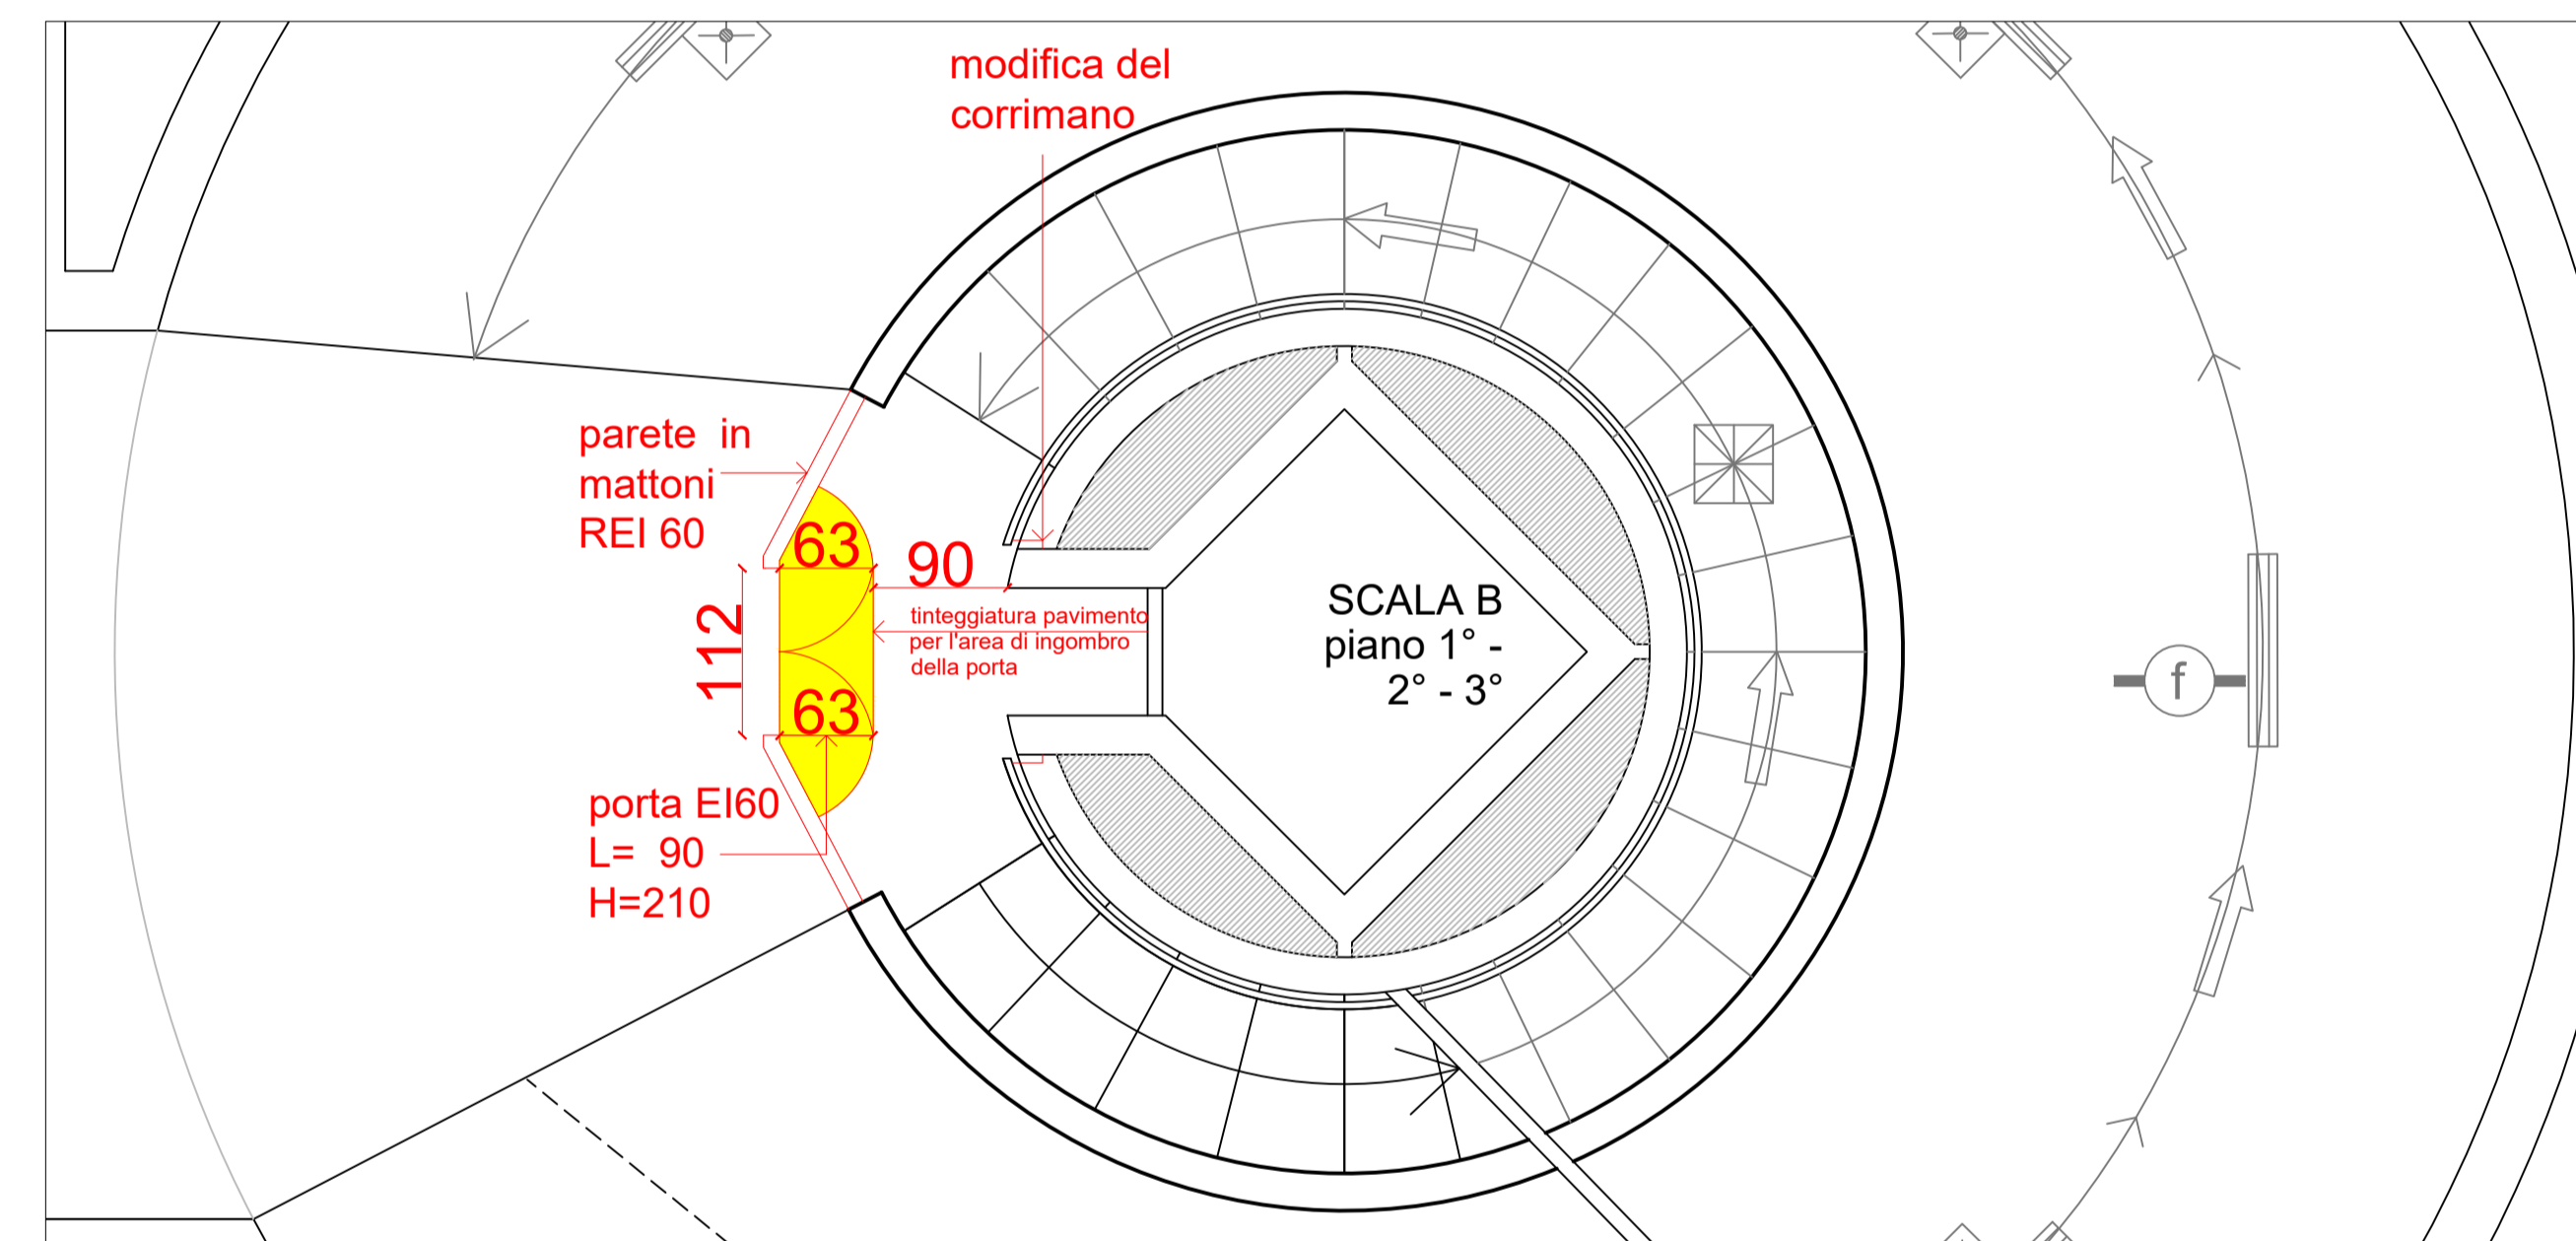
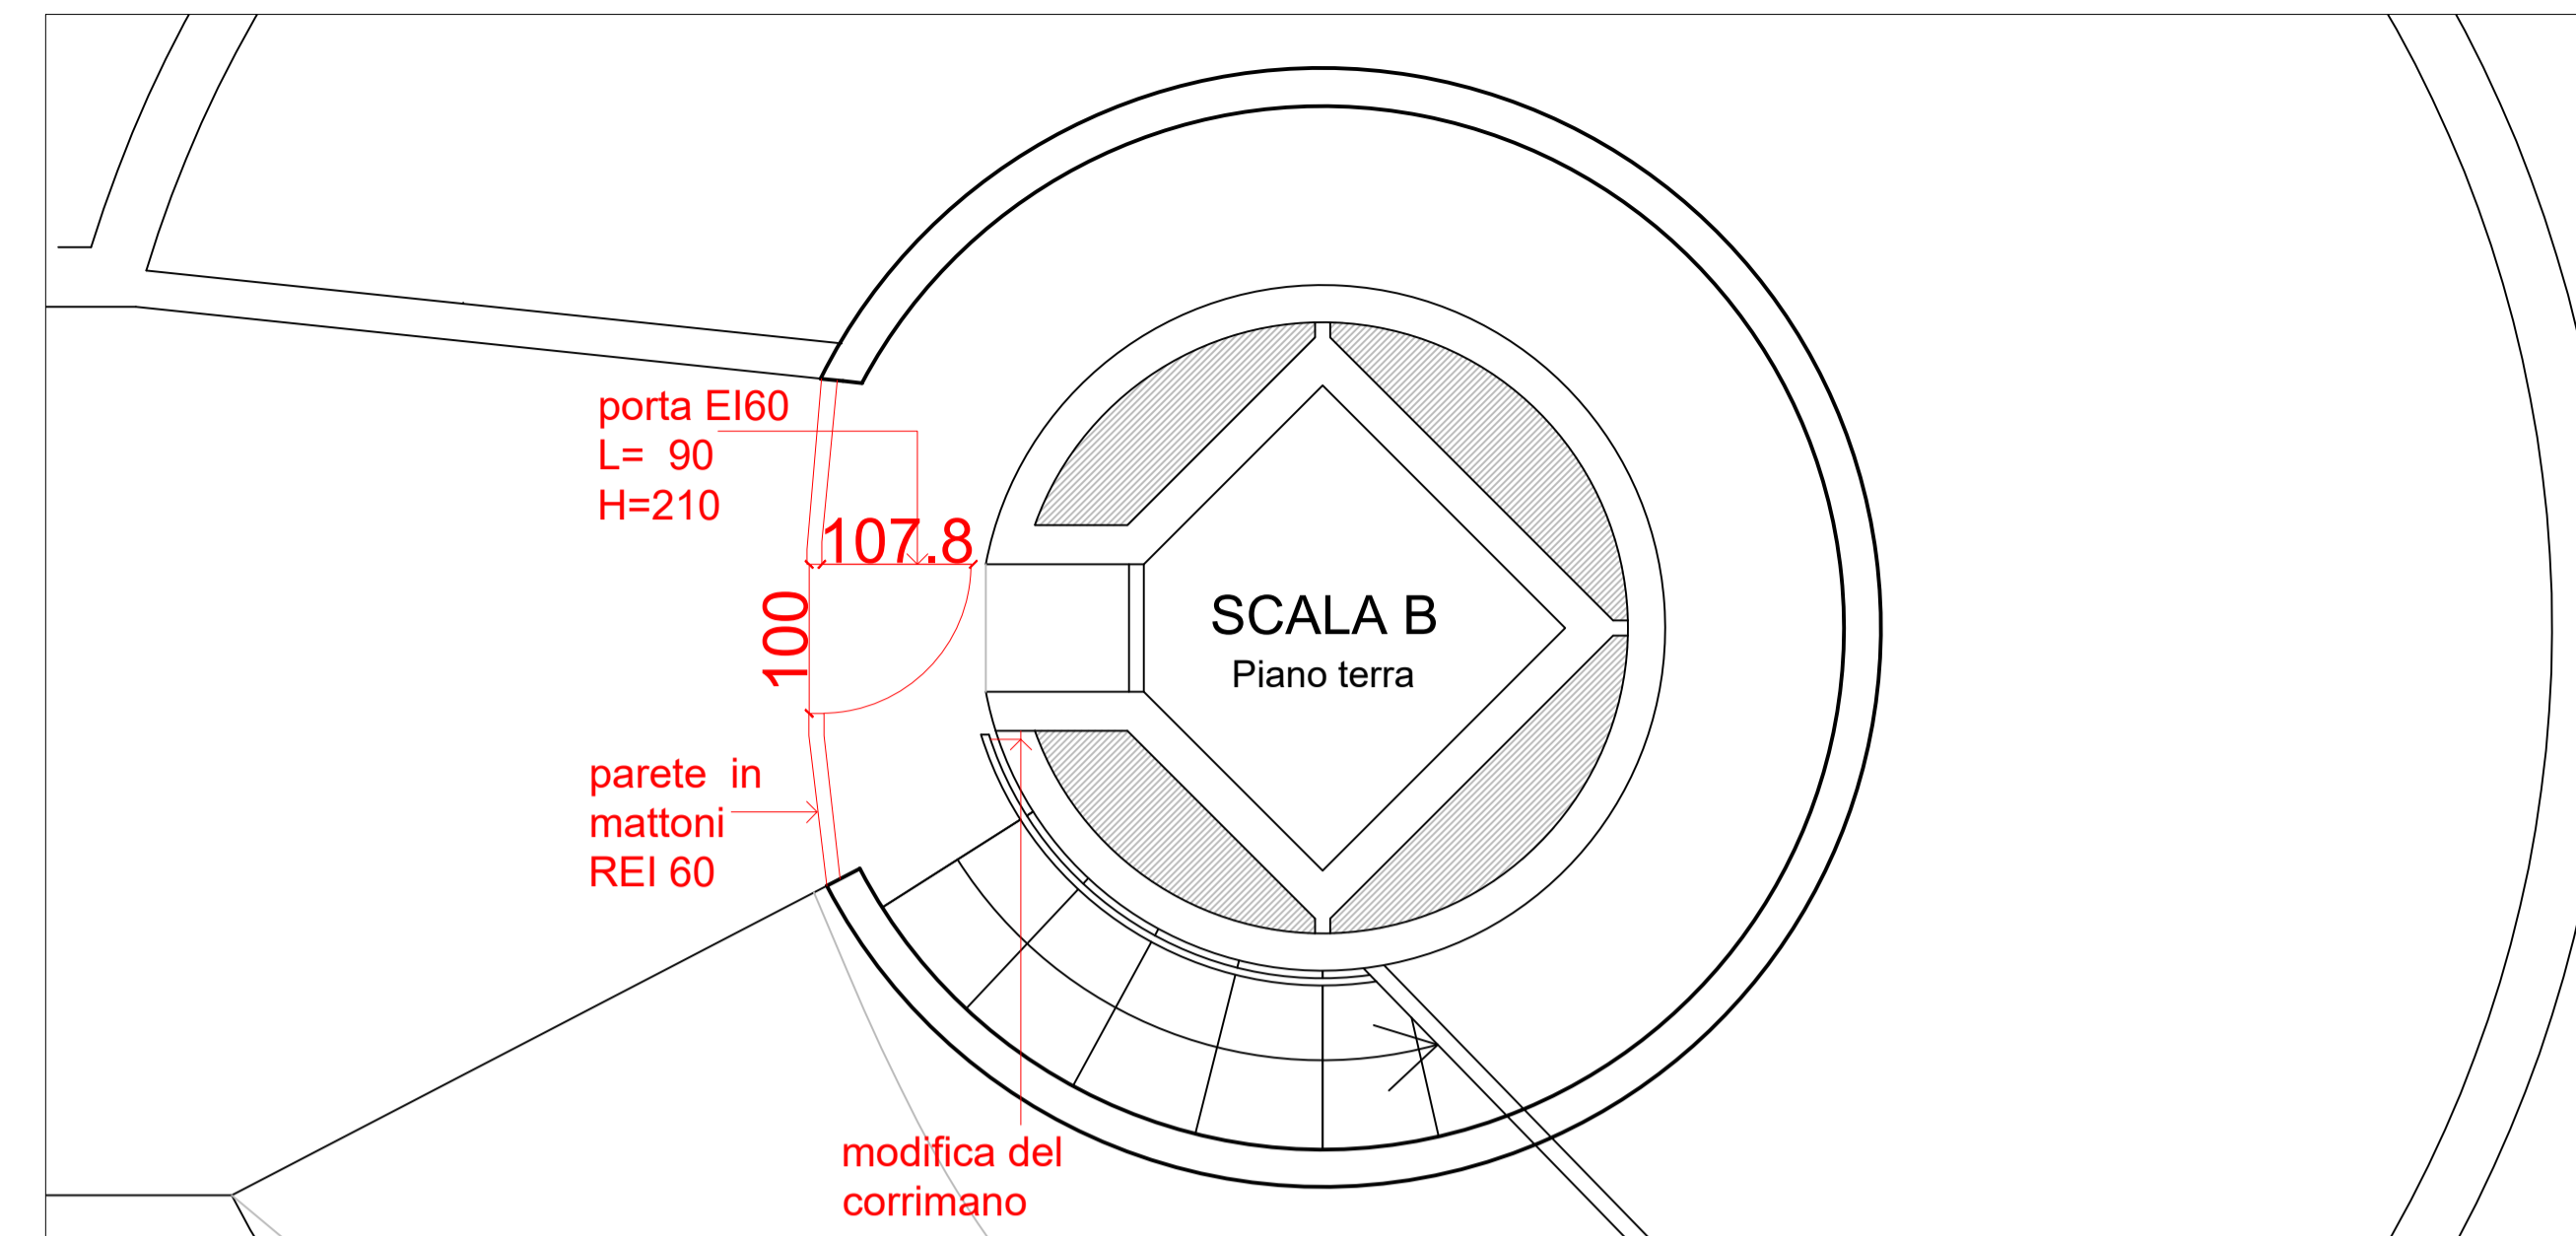


COMANDO PROVINCIALE DEI VIGILI DEL FUOCO DI ANCONA	
PARCHEGGIO TRAIANO Via XXIX Settembre, 2 - Ancona	
PROPRIETA': COMUNE DI ANCONA	
COMMITTENTE: COMUNE DI ANCONA	
OGGETTO: Adeguamento dell'autorimessa Traiano ai fini della sicurezza antincendio ai sensi del Nuovo Codice di Prevenzione Incendi e della nuova Regola Tecnica Verticale per autorimesse	
PROGETTO ESECUTIVO	
STUDIO TECNICO DOTT. ING. IGNAZIO EZIO CALLARI Via Tiziano 39 e 39a - 60125 Ancona (AN) - callari@studiocallari.it Tel. 071 2905068 - Fax 071 2939796 - www.studiocallari.it	
PROFESSIONISTA ABILITATO - AN00801100233: ING. IGNAZIO EZIO CALLARI Collaboratore: ING. EMMA BARCHIESI ARCH. SUSANNA CALLARI ING. DANIELE CARLONI ING. CHIARA MAMMOLI	
TITOLO: PIANTE, PROSPETTO E SEZIONE	ELABORATO: SCALA: 1:200 01 DATA: Maggio 2020

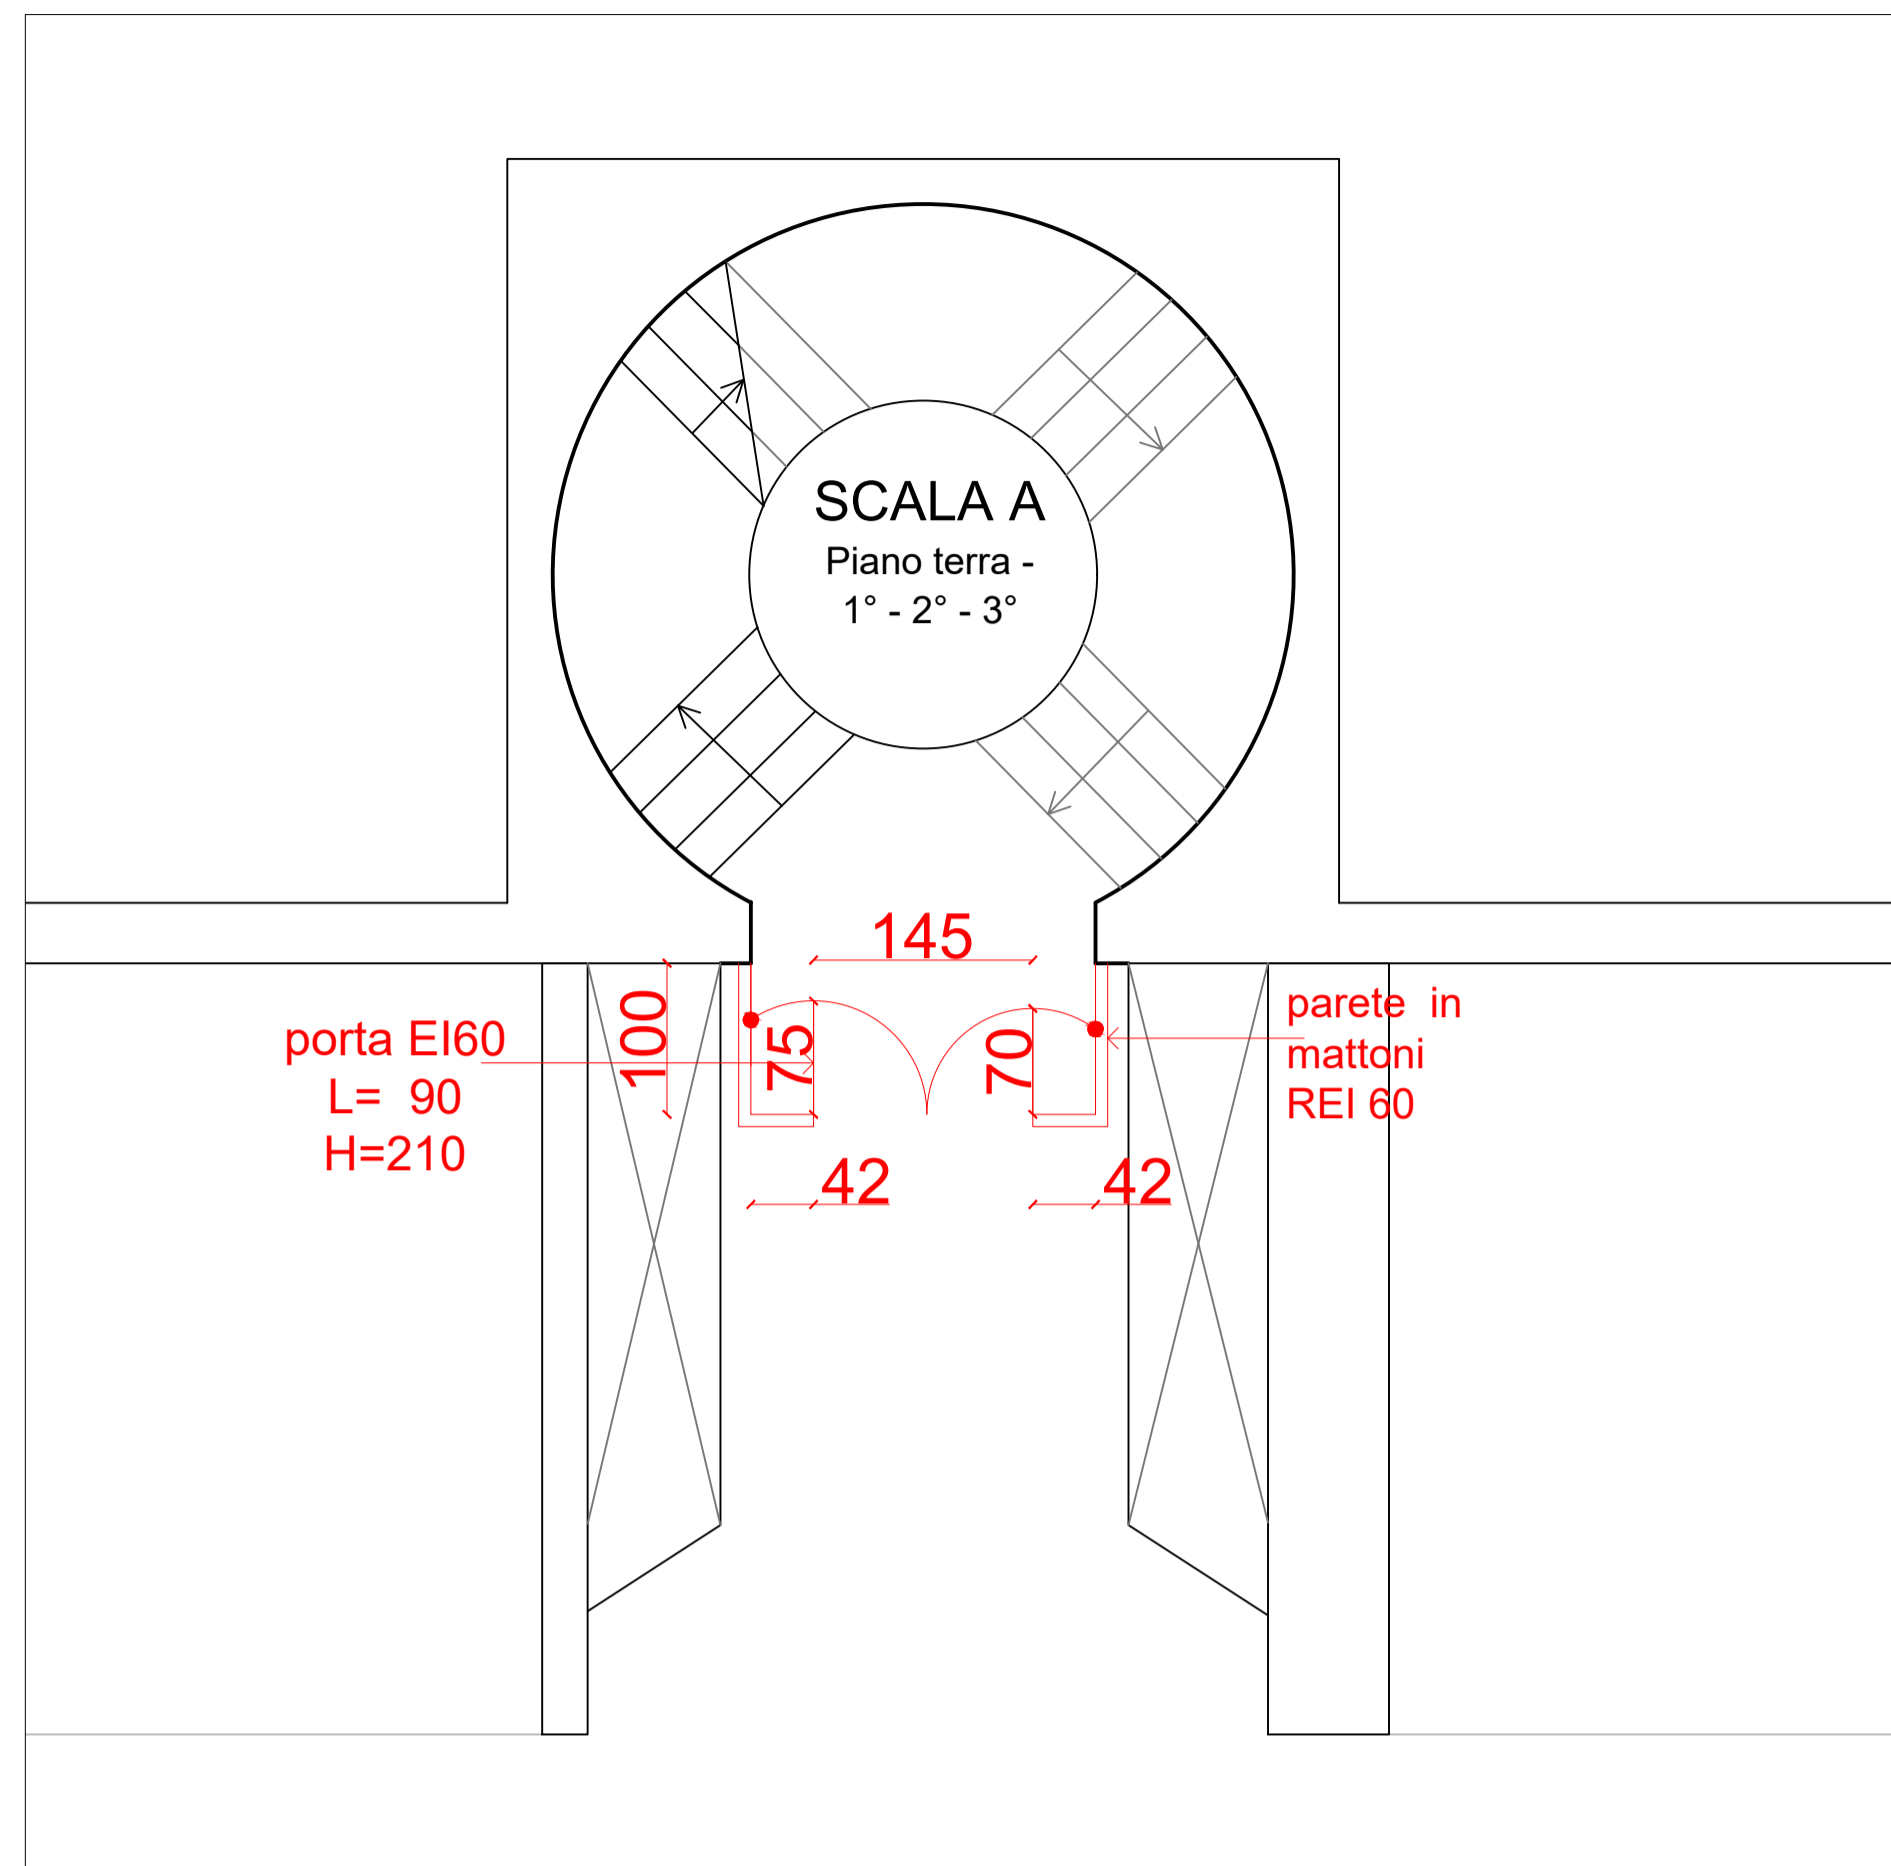

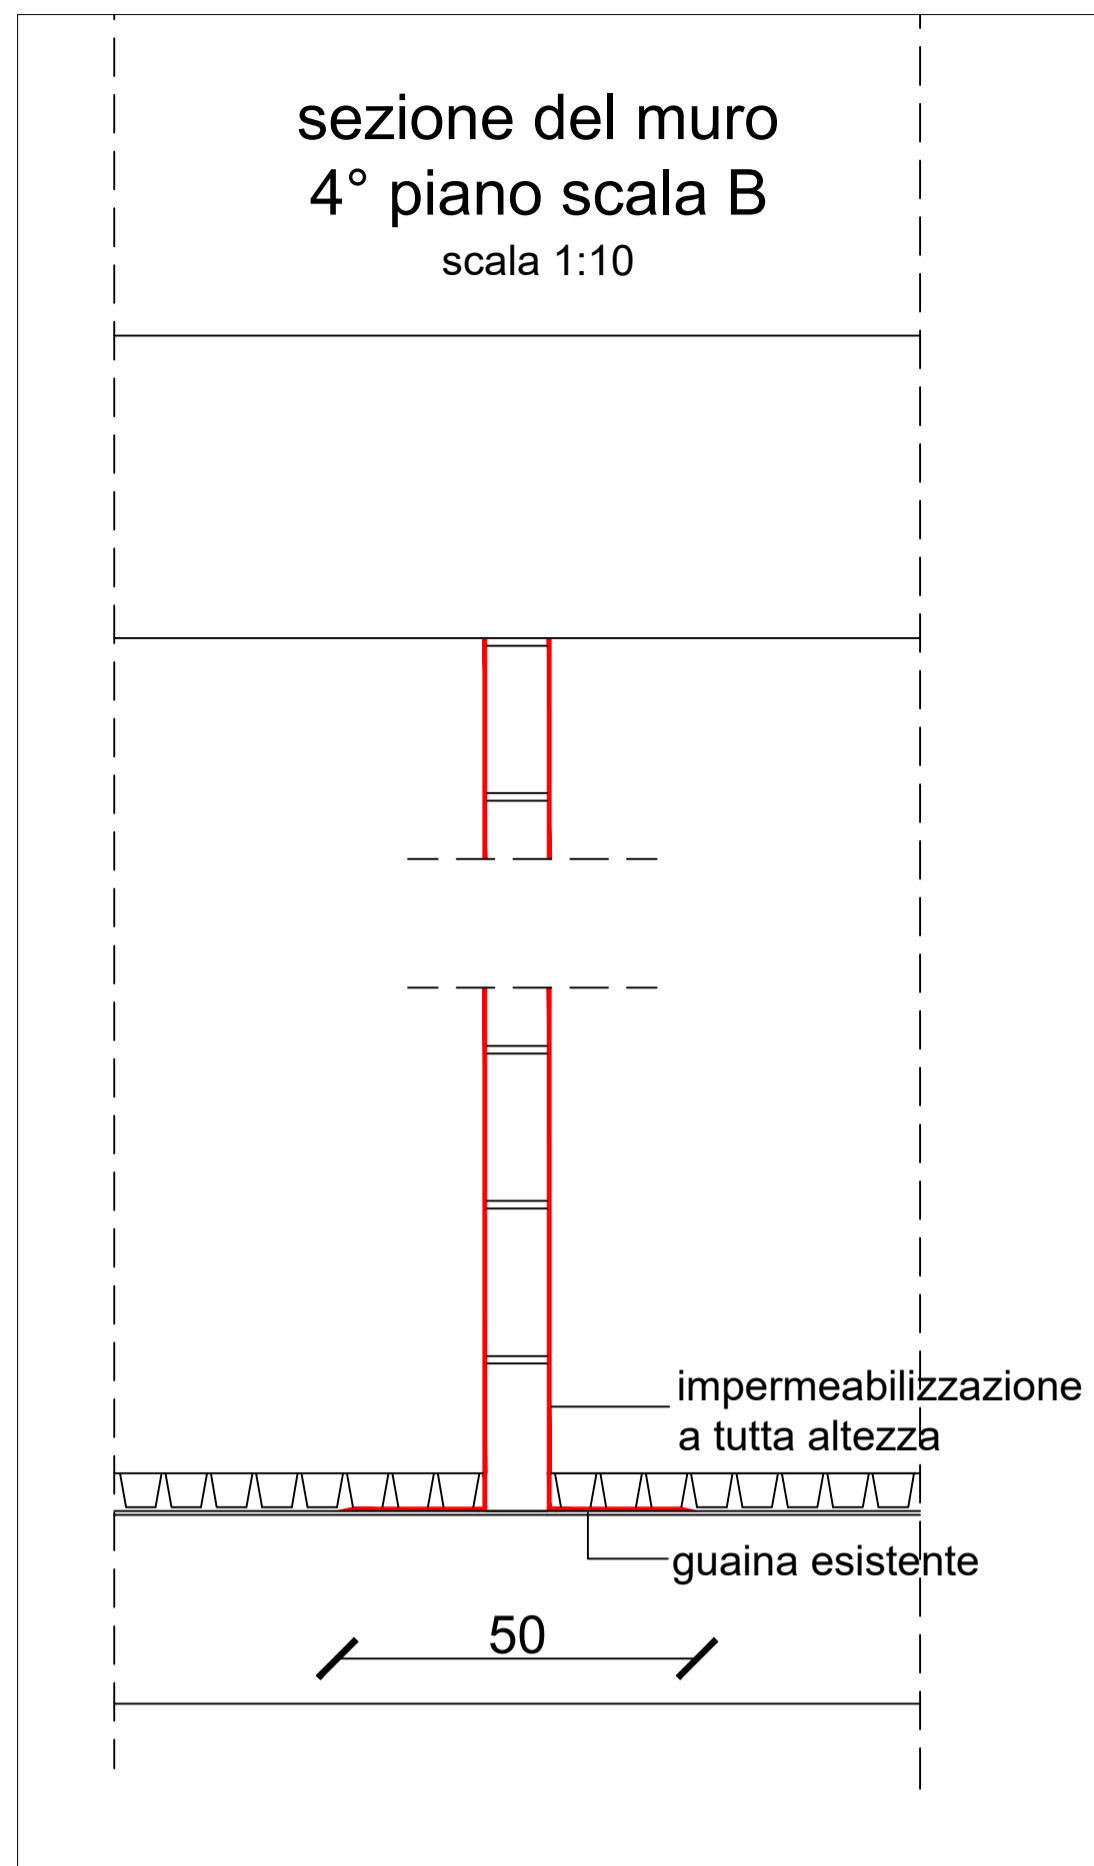

COMANDO PROVINCIALE DEI VIGILI DEL FUOCO
DI ANCONA

PARCHEGGIO TRAIANO
Via XXIX Settembre, 2 - Ancona

PROPRIETA':
COMUNE DI ANCONA

COMMITTENTE:
COMUNE DI ANCONA

OGGETTO:
Adeguamento dell'autorimessa Traiano ai fini della sicurezza antincendio ai sensi del Nuovo Codice di Prevenzione Incendi e della nuova Regola Tecnica Verticale per autorimesse

PROGETTO ESECUTIVO

STUDIO TECNICO DOTT. ING. IGNAZIO EZIO CALLARI
Via Tiziano 39 e 39a - 60125 Ancona (AN) - callari@studiocallari.191.it
Tel. 071 2805068 - Fax 071 2839766 - www.studiocallari.it

PROFESSIONISTA ABILITATO - AN00801100233:
ING. IGNAZIO EZIO CALLARI
Collaboratore:
ING. EMMA BARCHIESI
ARCH. SUSANNA CALLARI
ING. DANIELE CARLONI
ING. CHIARA MAMMOLI

TITOLO:
PARTICOLARI

ELABORATO:
02
SCALA:
1:50
DATA:
Maggio
2020